

1

2

3



4

1

2

3

4

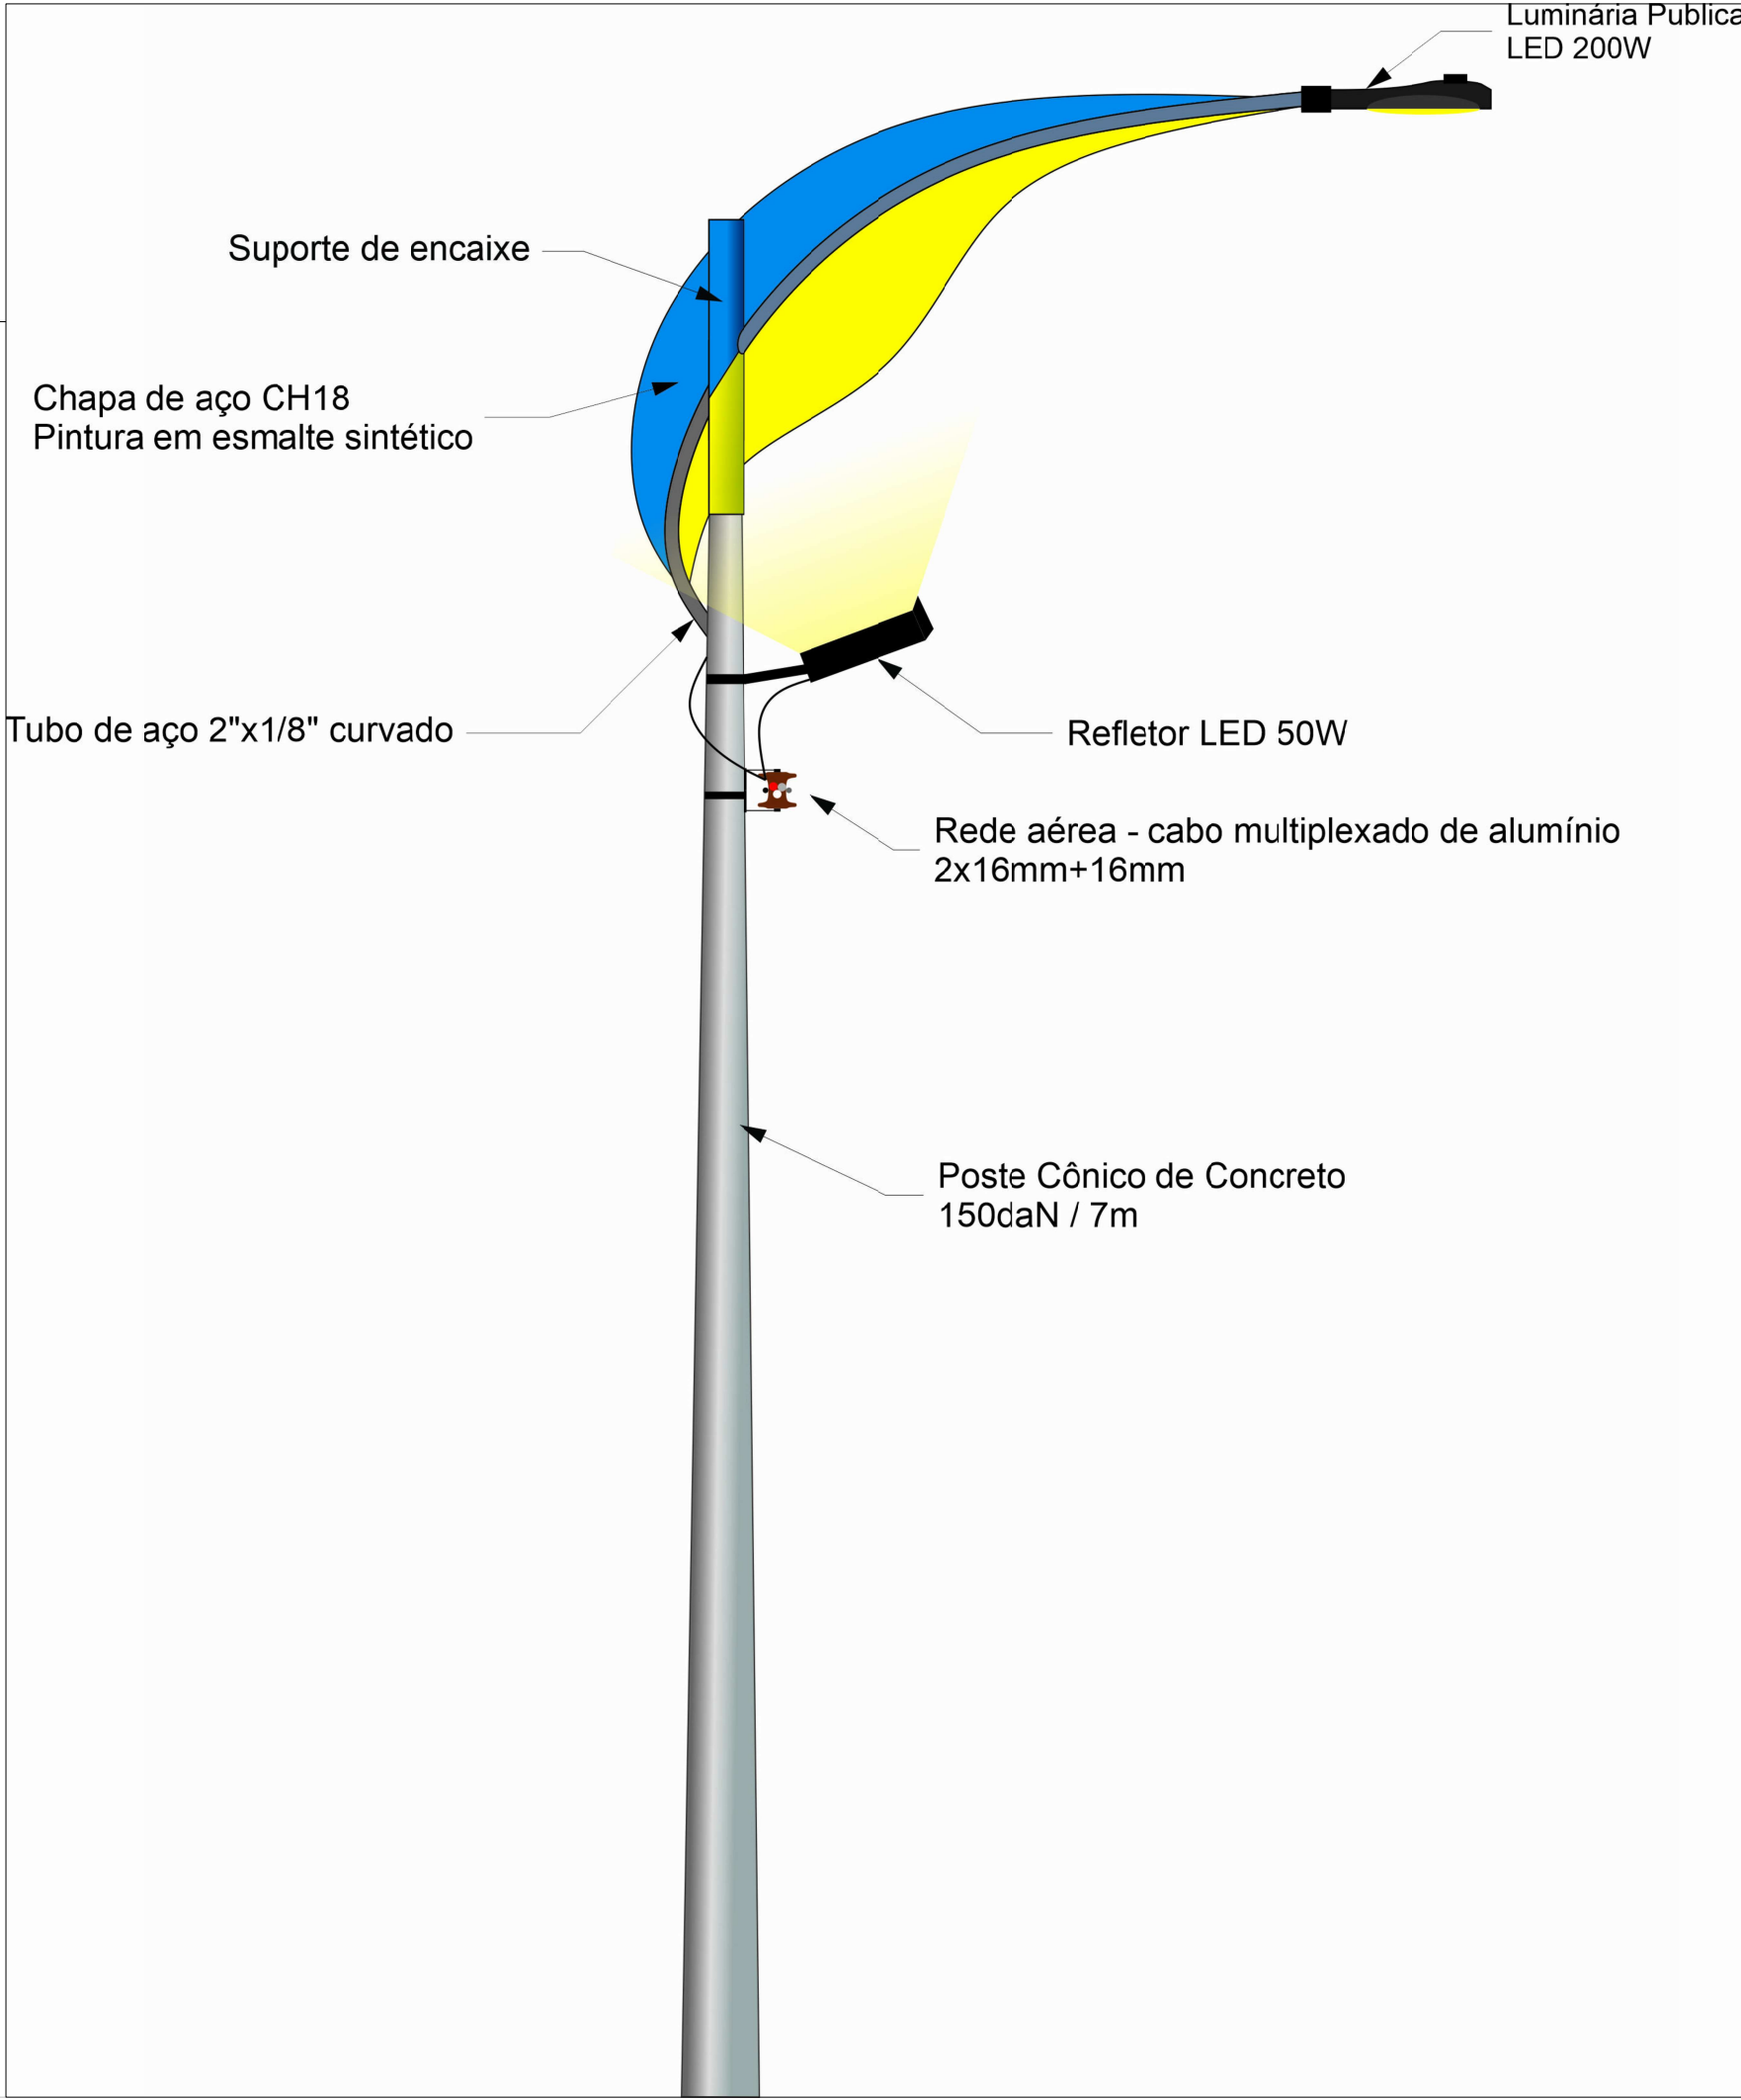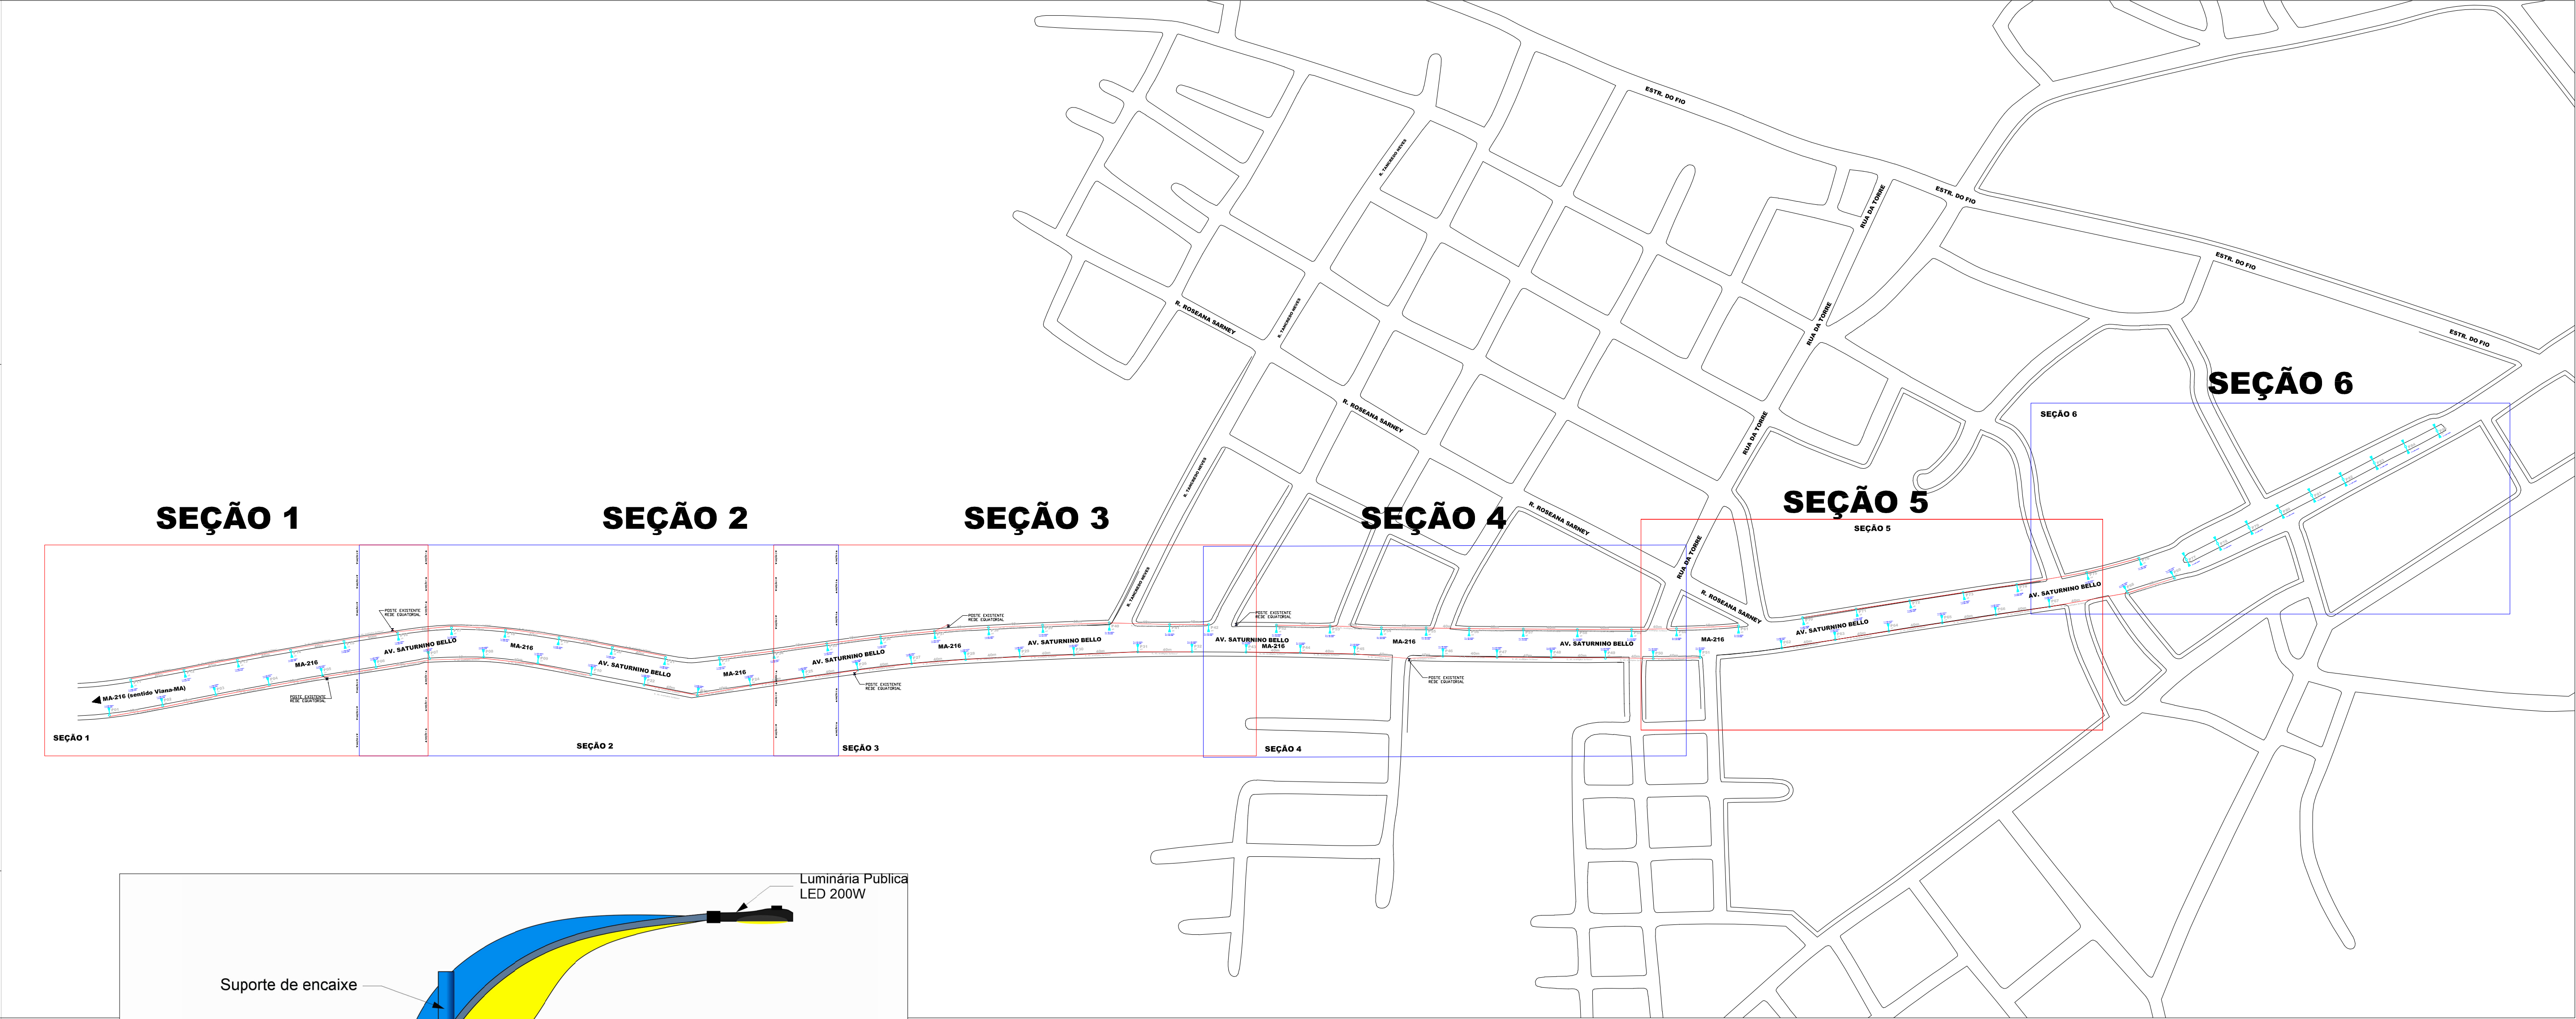

LEGENDA	
	NOVO POSTE H=7M, BRAÇO SIMPLES, NOVO A IMPLANTAR
	POSTE DT EXISTENTE PARA DERIVAÇÃO- REDE EXISTENTE
	POSTE DE ILUMINAÇÃO P. EXISTENTE, SUBSTITUIR LUMINARIAS E BRAÇOS DUPLOS
	CABO MULTIPLEXADO 2X16MM ² + 16MM ² 0,6/1kV XLPE

PREFEITURA MUNICIPAL DE
PENALVA - MA

PLANTA DE DISTRIBUIÇÃO DE PONTOS DE ILUMINAÇÃO PÚBLICA

PRANCHA - 07 / 07

DATA - OUTUBRO DE 2022

ESCALA - 1/2500

ENG RESPONSÁVEL -

PLANTA GERAL

CLIENTE

ARQUITETO -

CONSTRUTOR

A

B

C

D

E

F

1

2

3

4

A


B

C


D

E

F

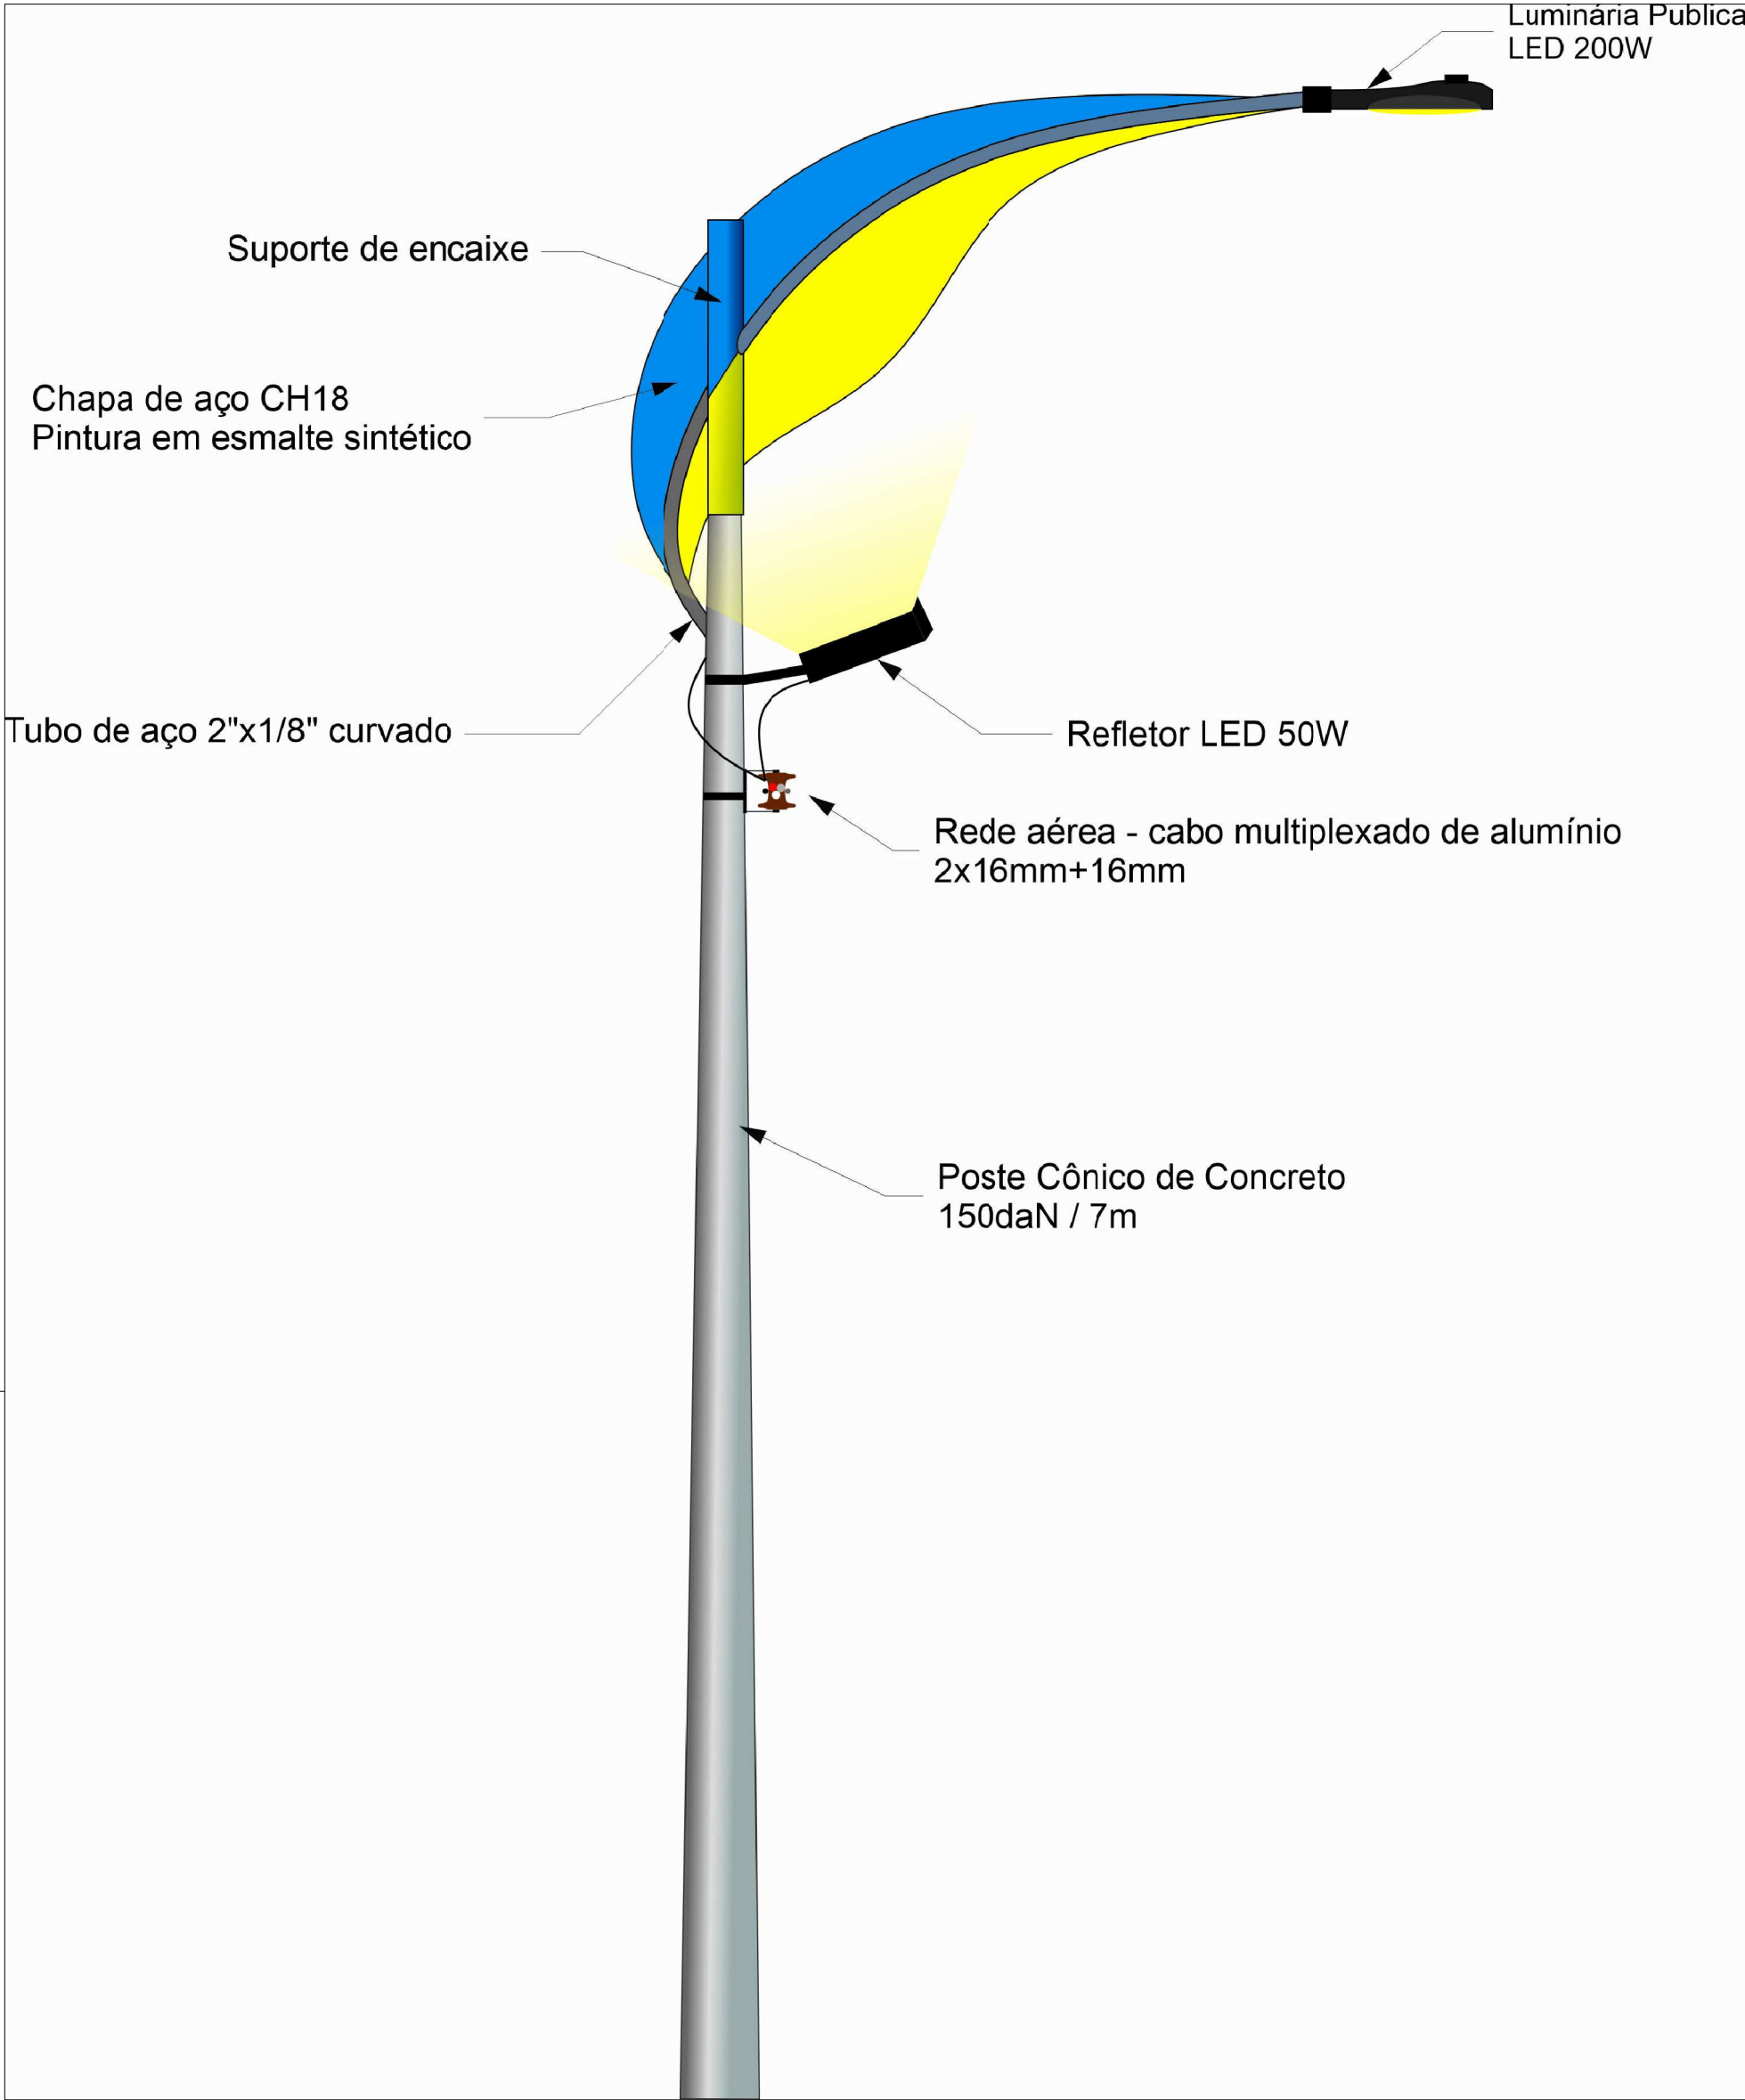

LEGENDA

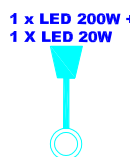

NOVO POSTE H=7M, BRAÇO SIMPLES, NOVO A IMPLANTAR



POSTE DT EXISTENTE PARA DERIVAÇÃO- REDE EXISTENTE




POSTE DE ILUMINAÇÃO P. EXISTENTE, SUBSTITUIR LUMINARIAS E BRAÇOS DUPLOS



CABO MULTIPLEXADO 2X16MM² + 16MM² 0,6/1kV XLPE

SEÇÃO 1

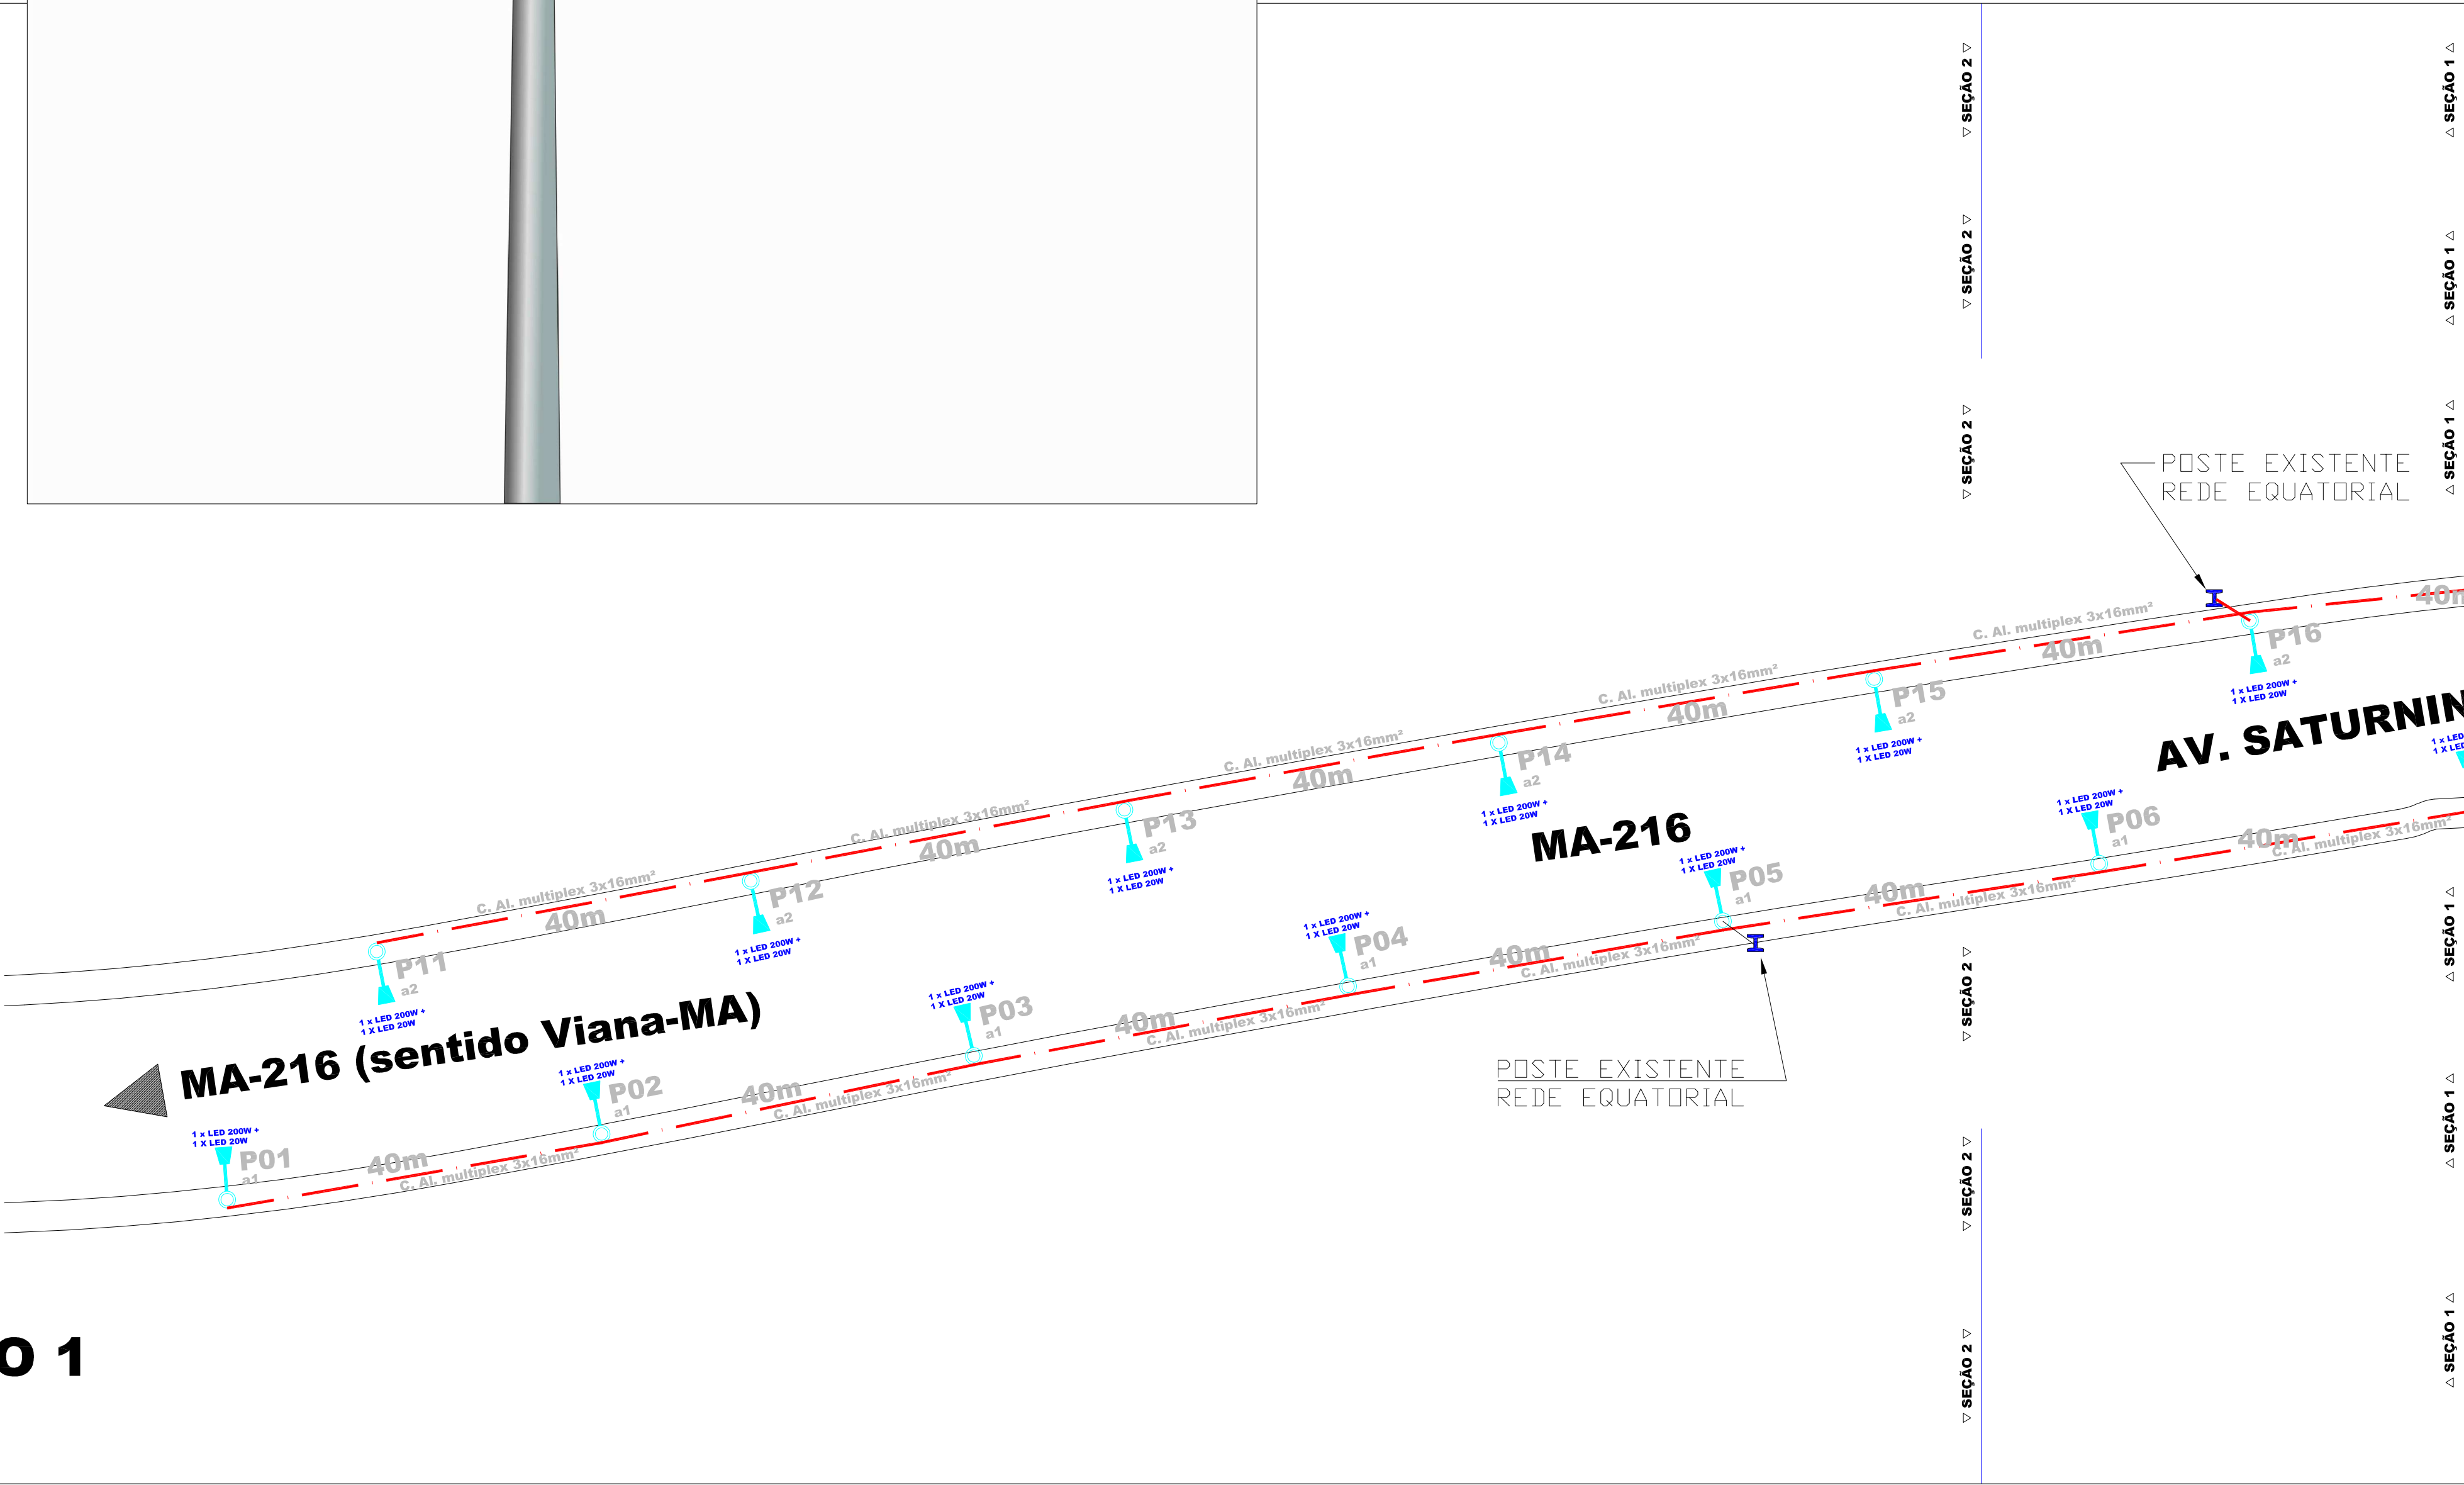

PREFEITURA MUNICIPAL DE PENALVA - MA

PLANTA DE DISTRIBUIÇÃO DE PONTOS DE ILUMINAÇÃO PÚBLICA

PRANCHA - 01 / 07

DATA - OUTUBRO DE 2022

ESCALA - 1/500

ENG RESPONSÁVEL -

PLANTA BAIXA - SEÇÃO 1

CLIENTE

ARQUITETO -

CONSTRUTOR

1

2

3

4

A

B

C

D

E

F

A1

1

2

3

4

A1

A

B

C

D

E



F

1

2

3

4

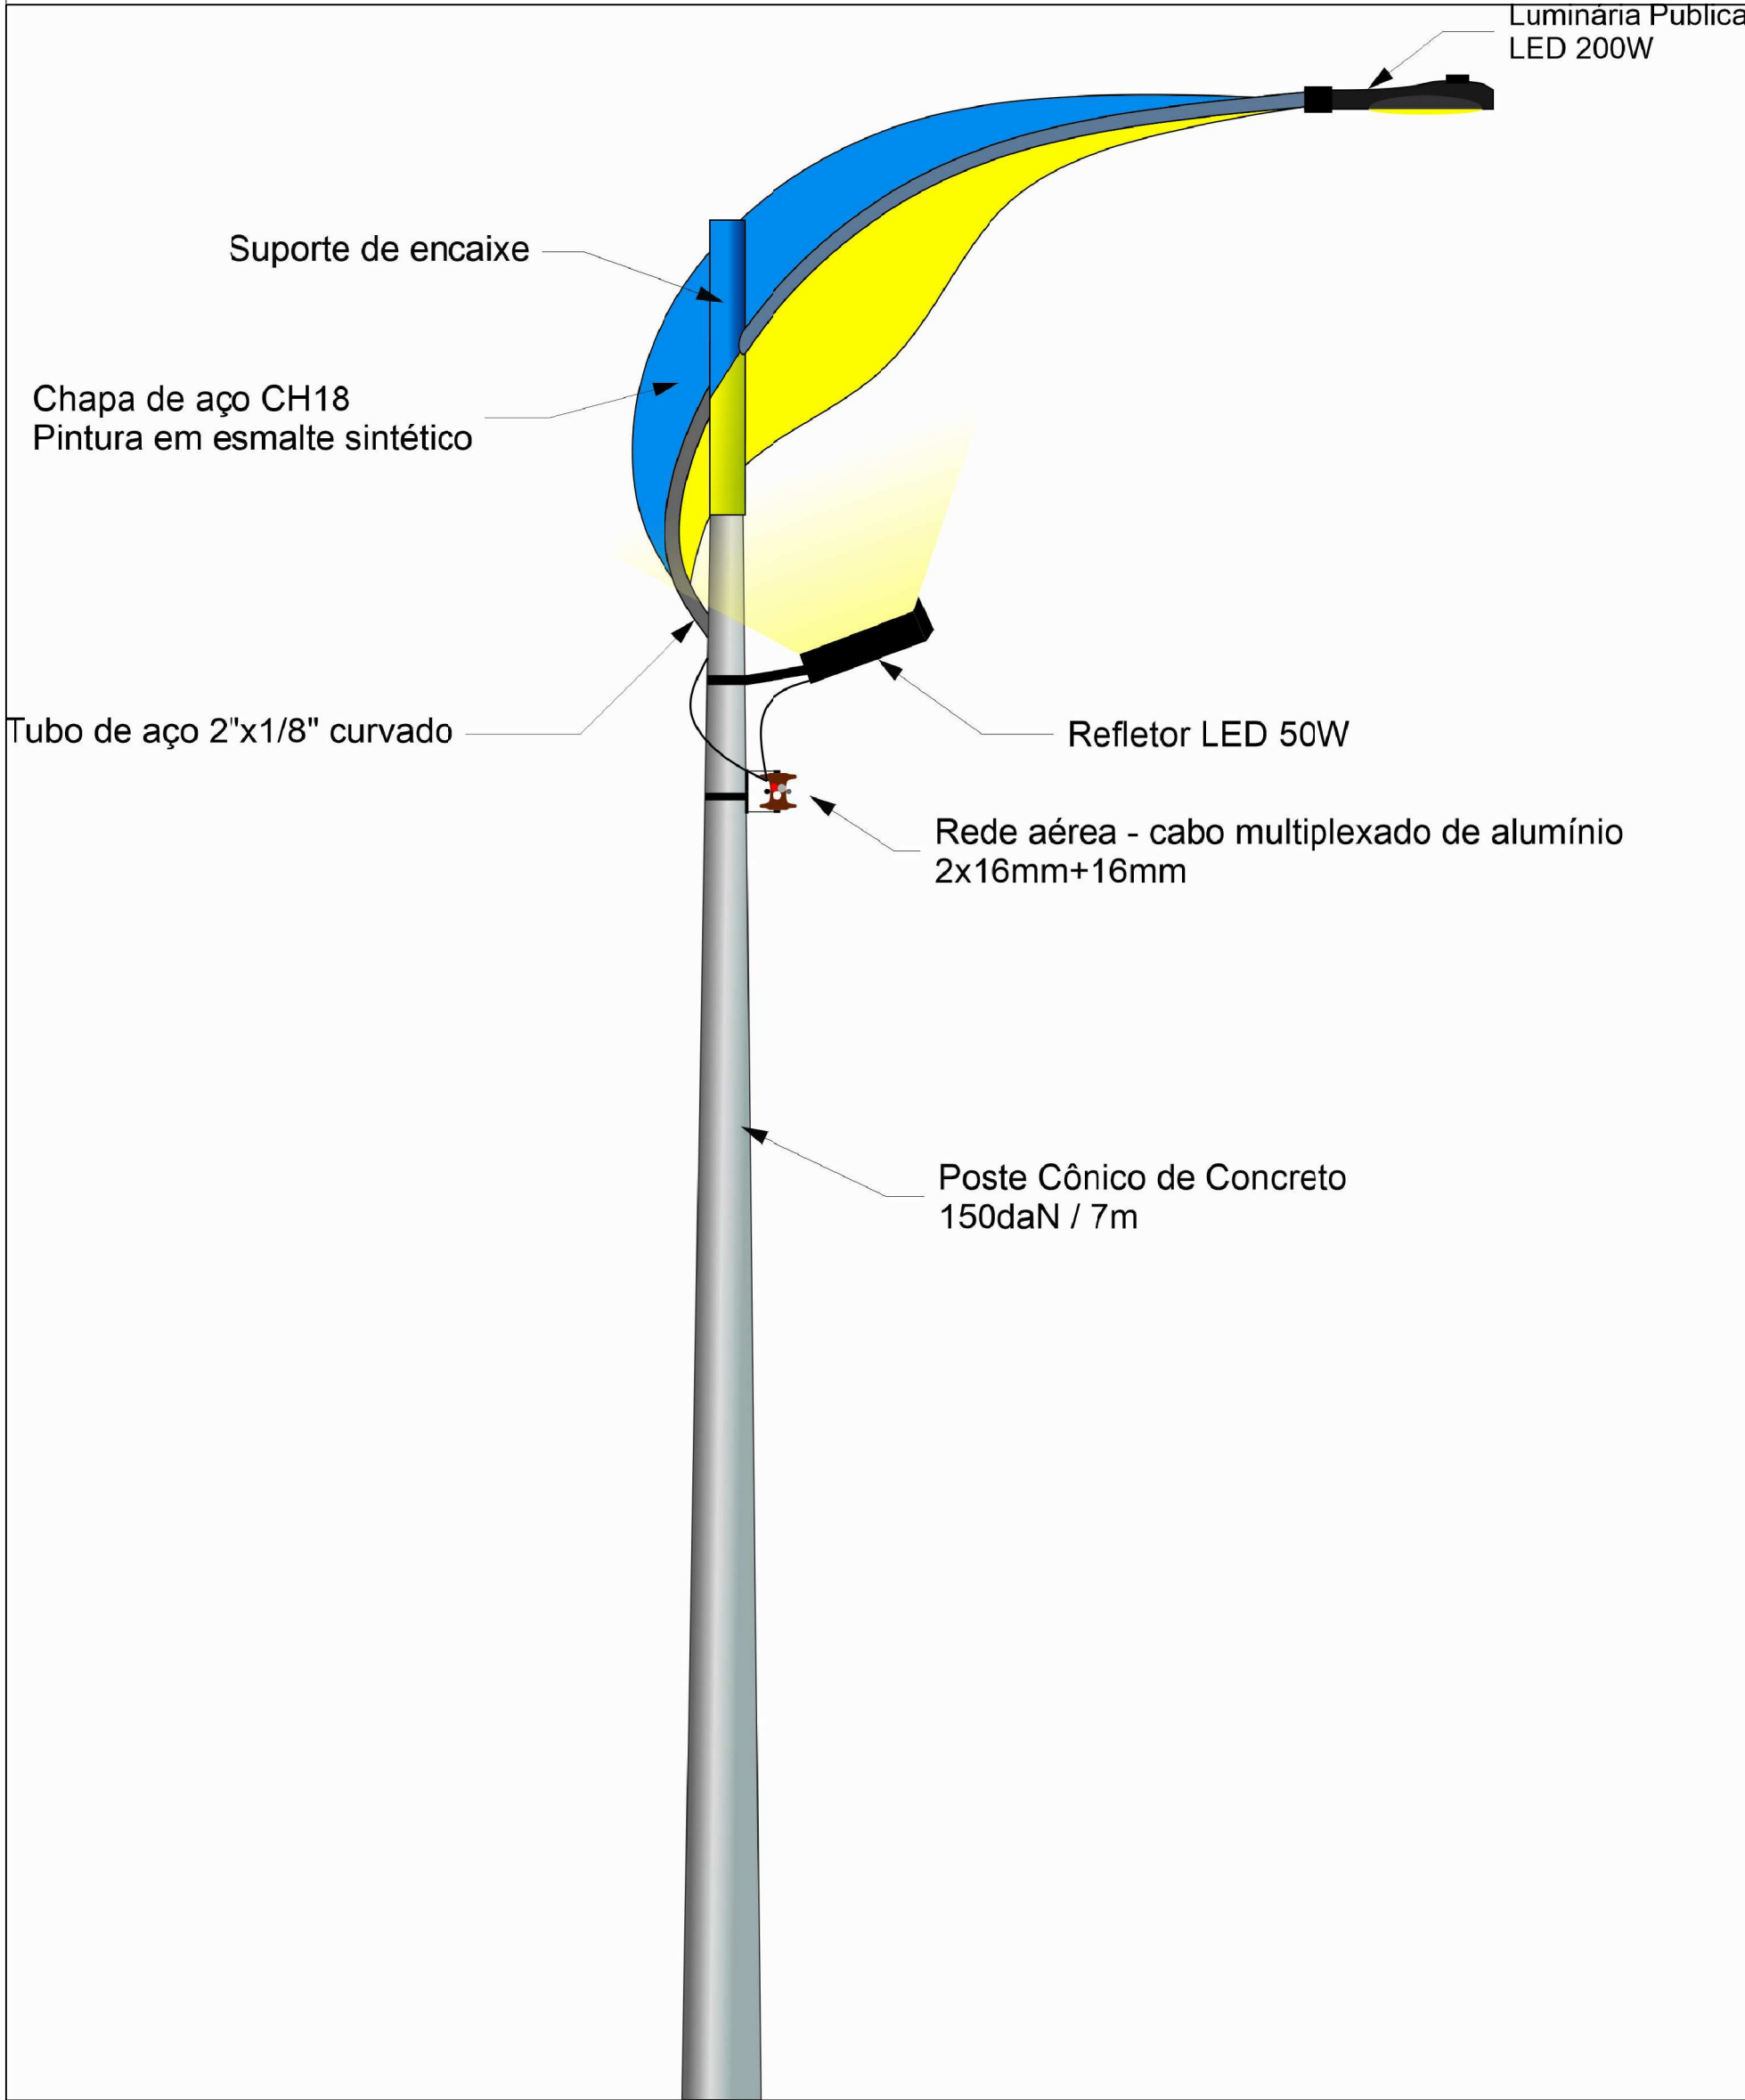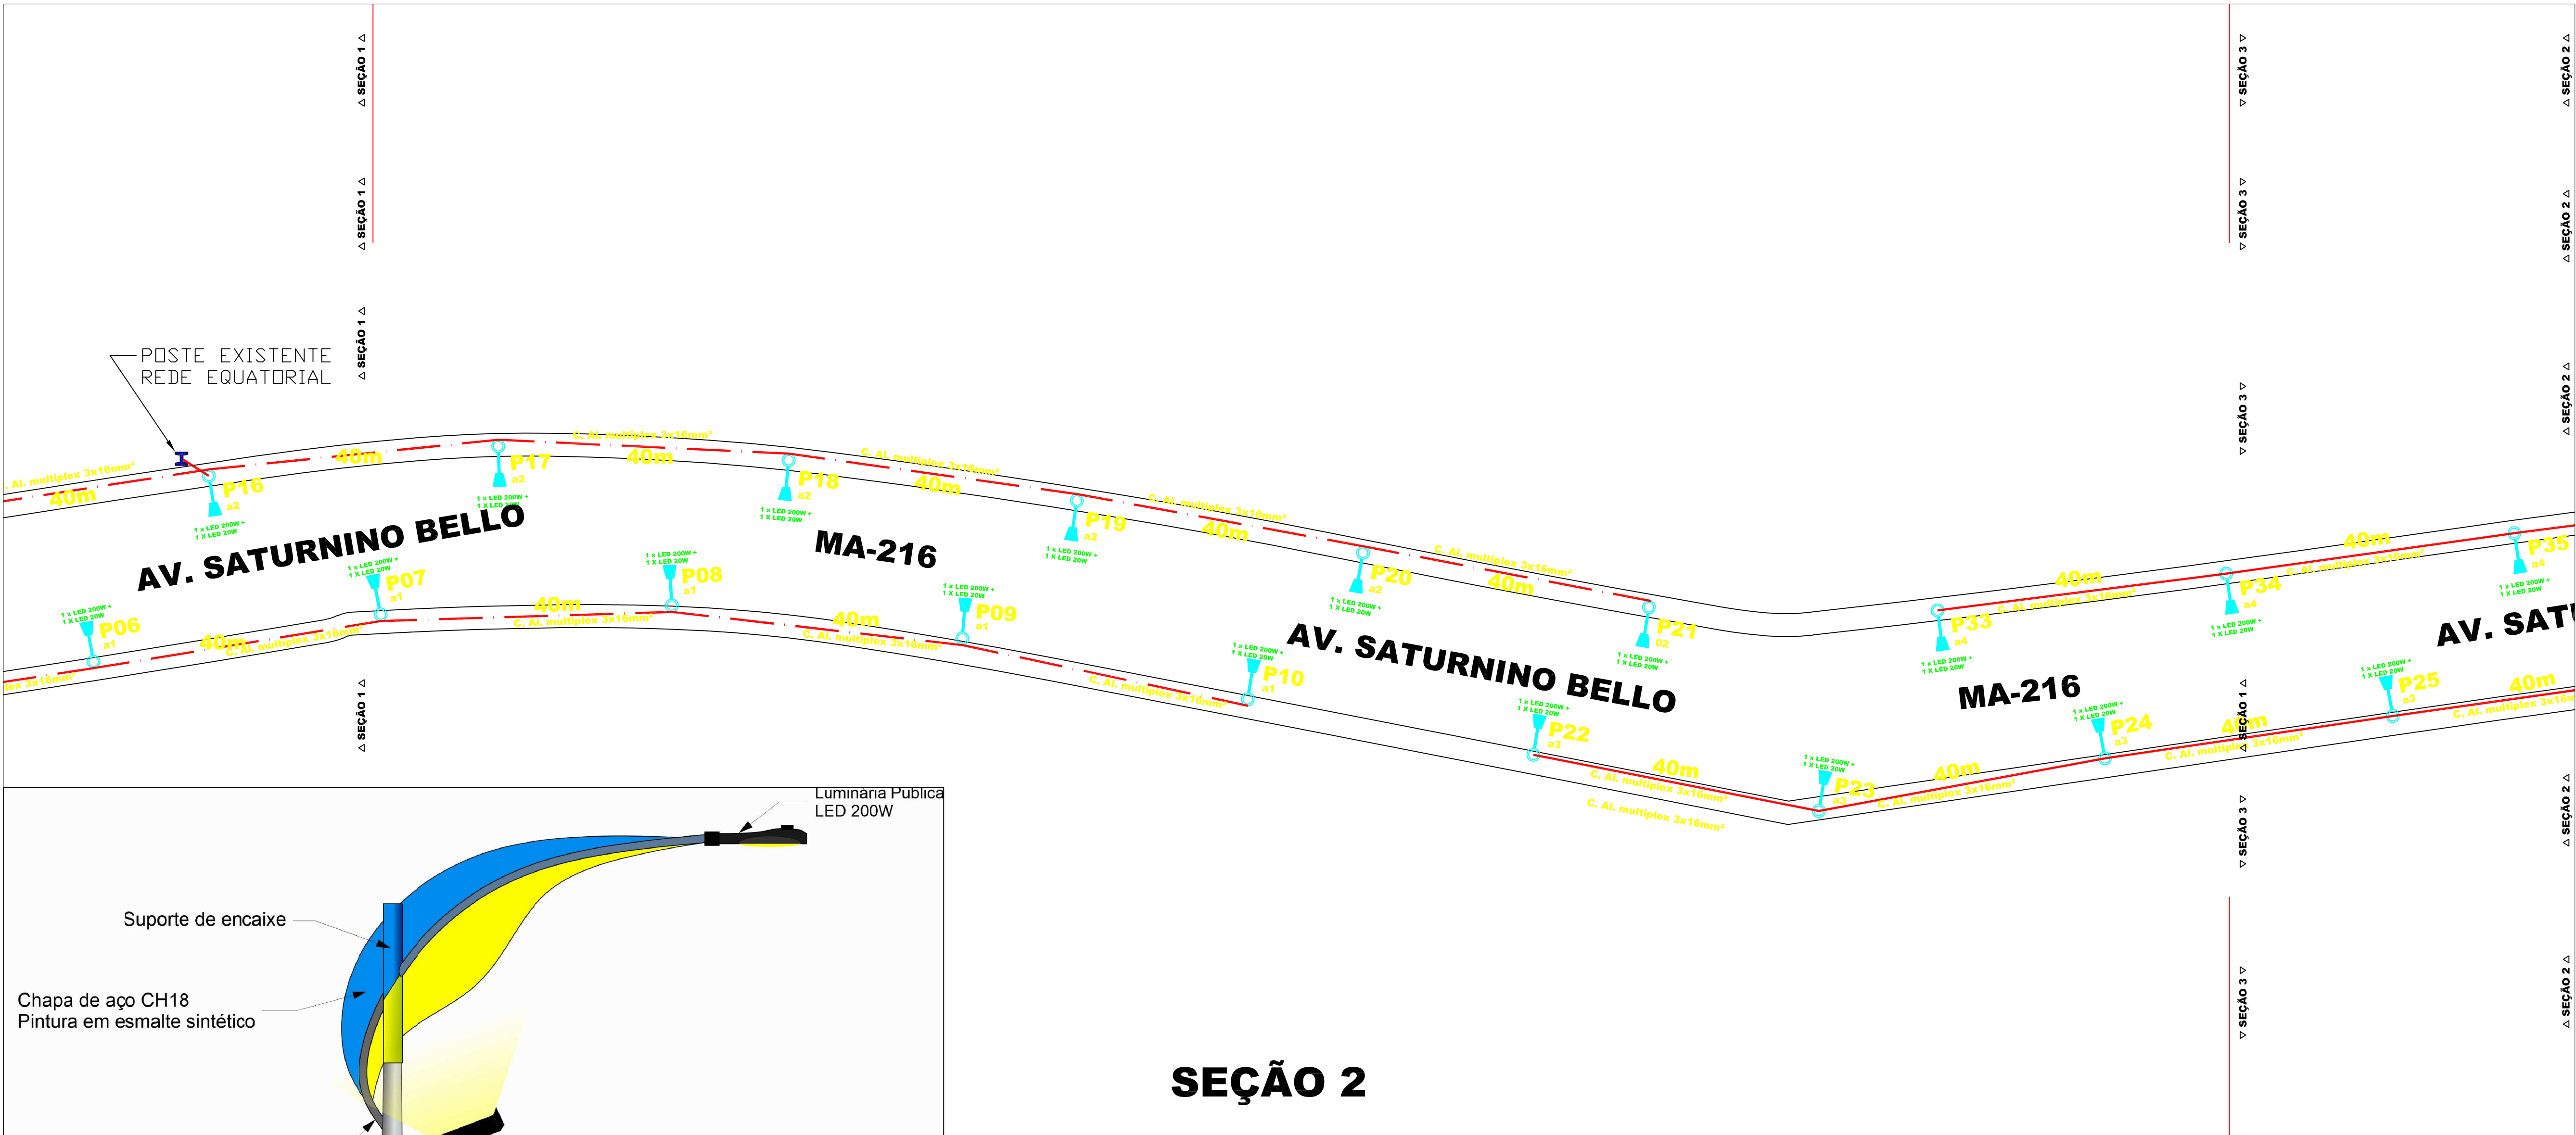

SEÇÃO 2

LEGENDA

	NOVO POSTE H=7M, BRAÇO SIMPLES, NOVO A IMPLANTAR
	POSTE DT EXISTENTE PARA DERIVAÇÃO- REDE EXISTENTE
	POSTE DE ILUMINAÇÃO P. EXISTENTE, SUBSTITUIR LUMINARIAS E BRAÇOS DUPLOS
	CABO MULTIPLEXADO 2X16MM² + 16MM² 0,6/1kV XLPE

PREFEITURA MUNICIPAL DE
PENALVA - MA

PLANTA DE DISTRIBUIÇÃO DE PONTOS DE ILUMINAÇÃO PÚBLICA

PRANCHA - 02 / 07

DATA - OUTUBRO DE 2022

ESCALA - 1/500

ENG RESPONSÁVEL -

PLANTA BAIXA - SEÇÃO 2

CLIENTE

ARQUITETO -

CONSTRUTOR

1

2

3


4

1

2

3


4

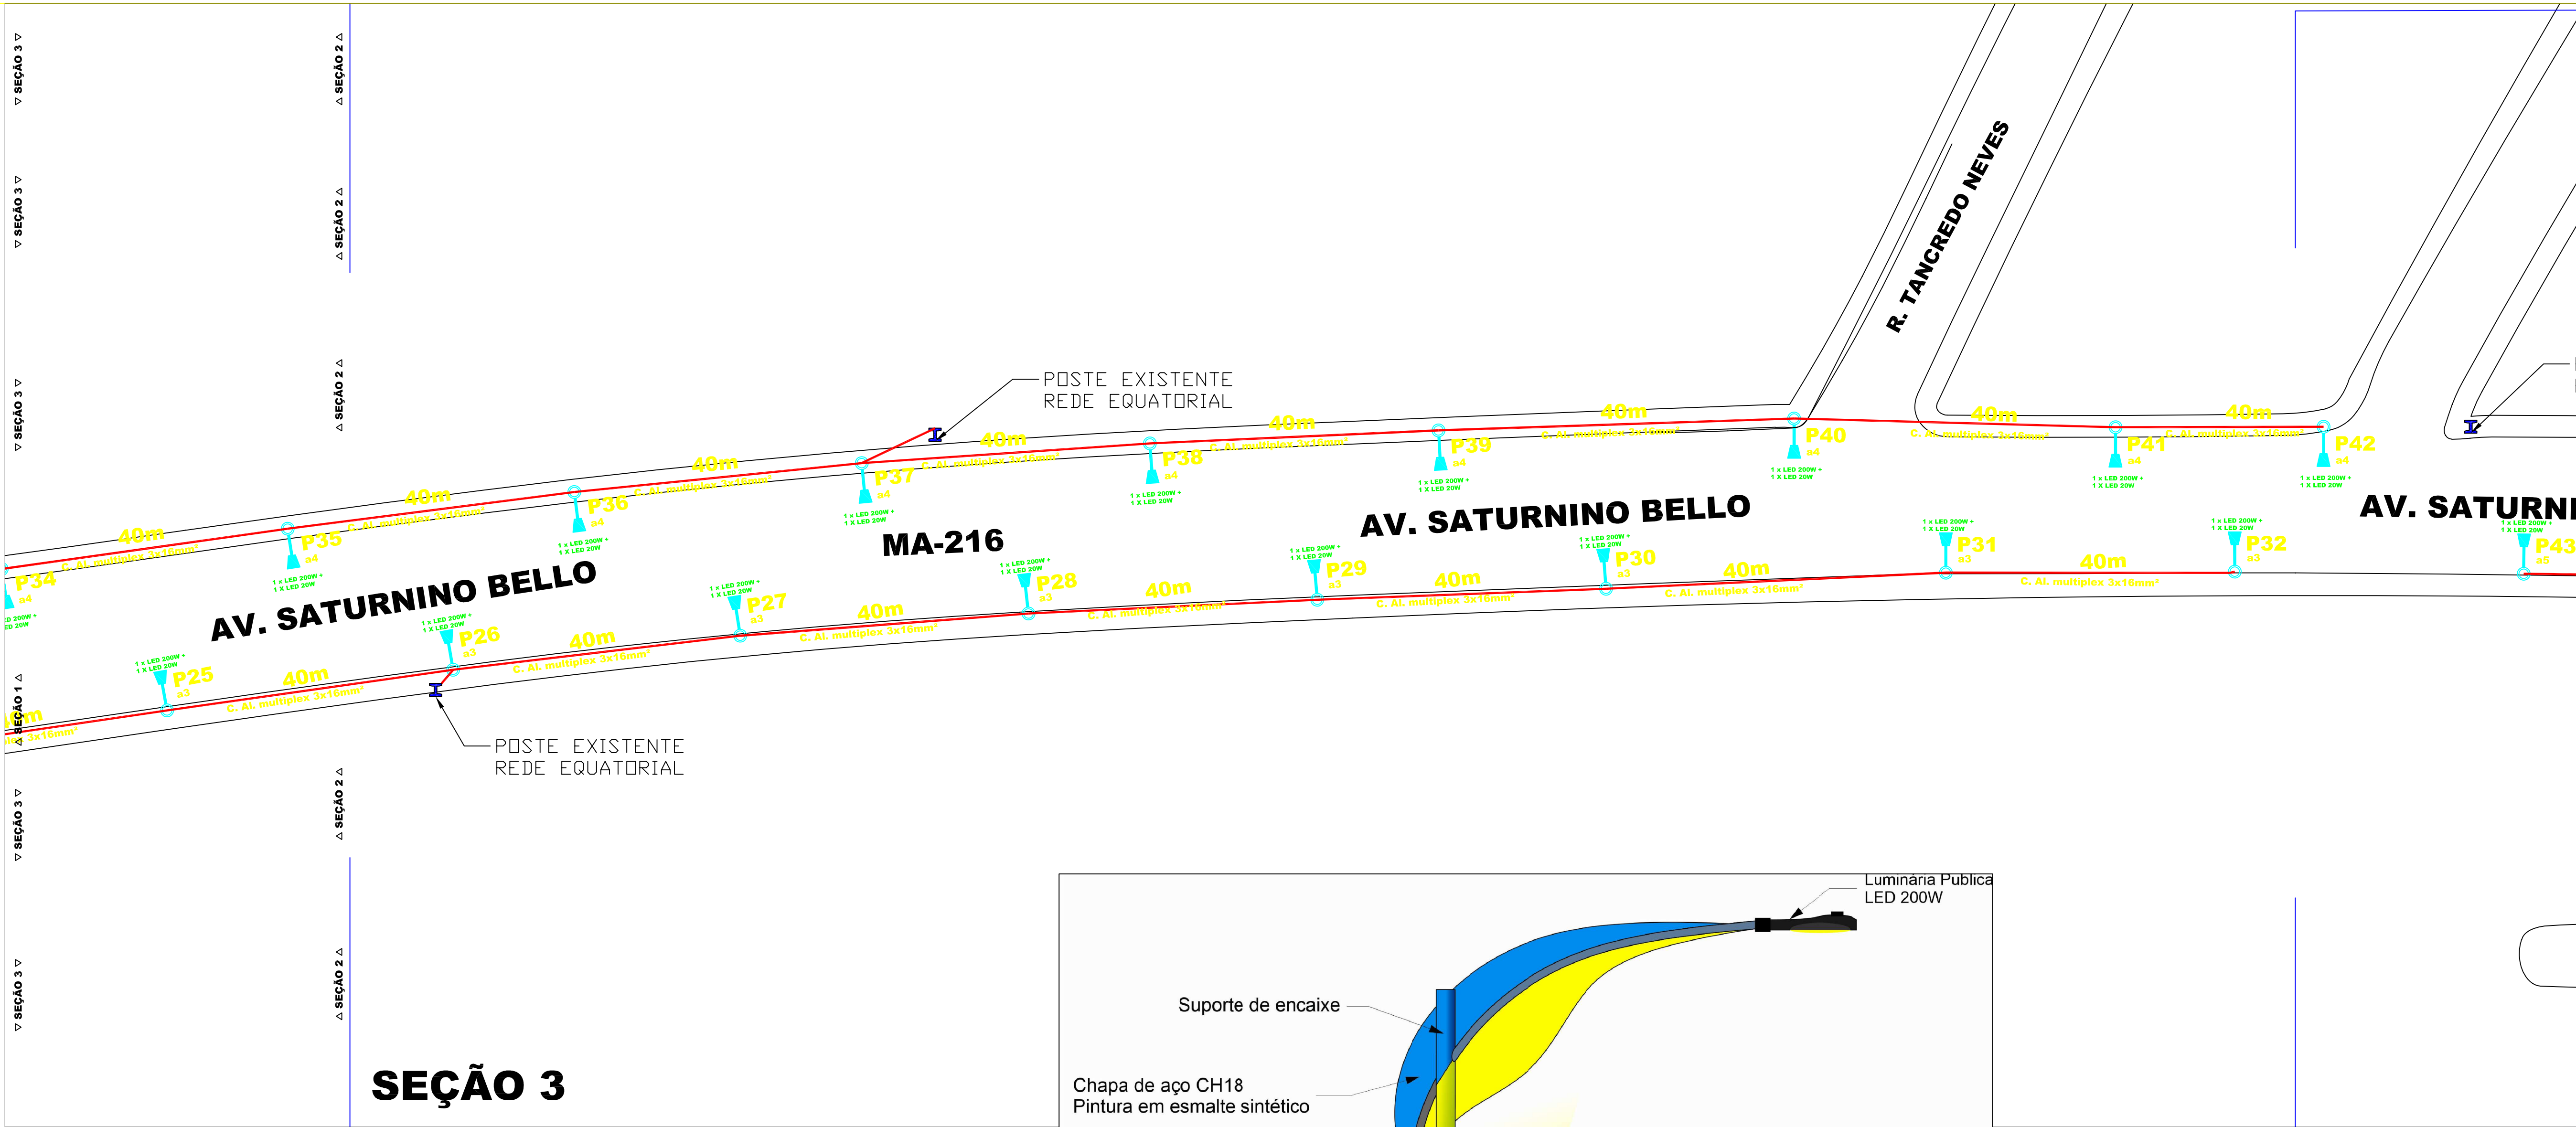

SEÇÃO 3

LEGENDA

	NOVO POSTE H=7M, BRAÇO SIMPLES, NOVO A IMPLANTAR
	POSTE DT EXISTENTE PARA DERIVAÇÃO- REDE EXISTENTE
	POSTE DE ILUMINAÇÃO P. EXISTENTE, SUBSTITUIR LUMINARIAS E BRAÇOS DUPLOS
	CABO MULTIPLEXADO 2X16MM² + 16MM² 0,6/1kV XLPE

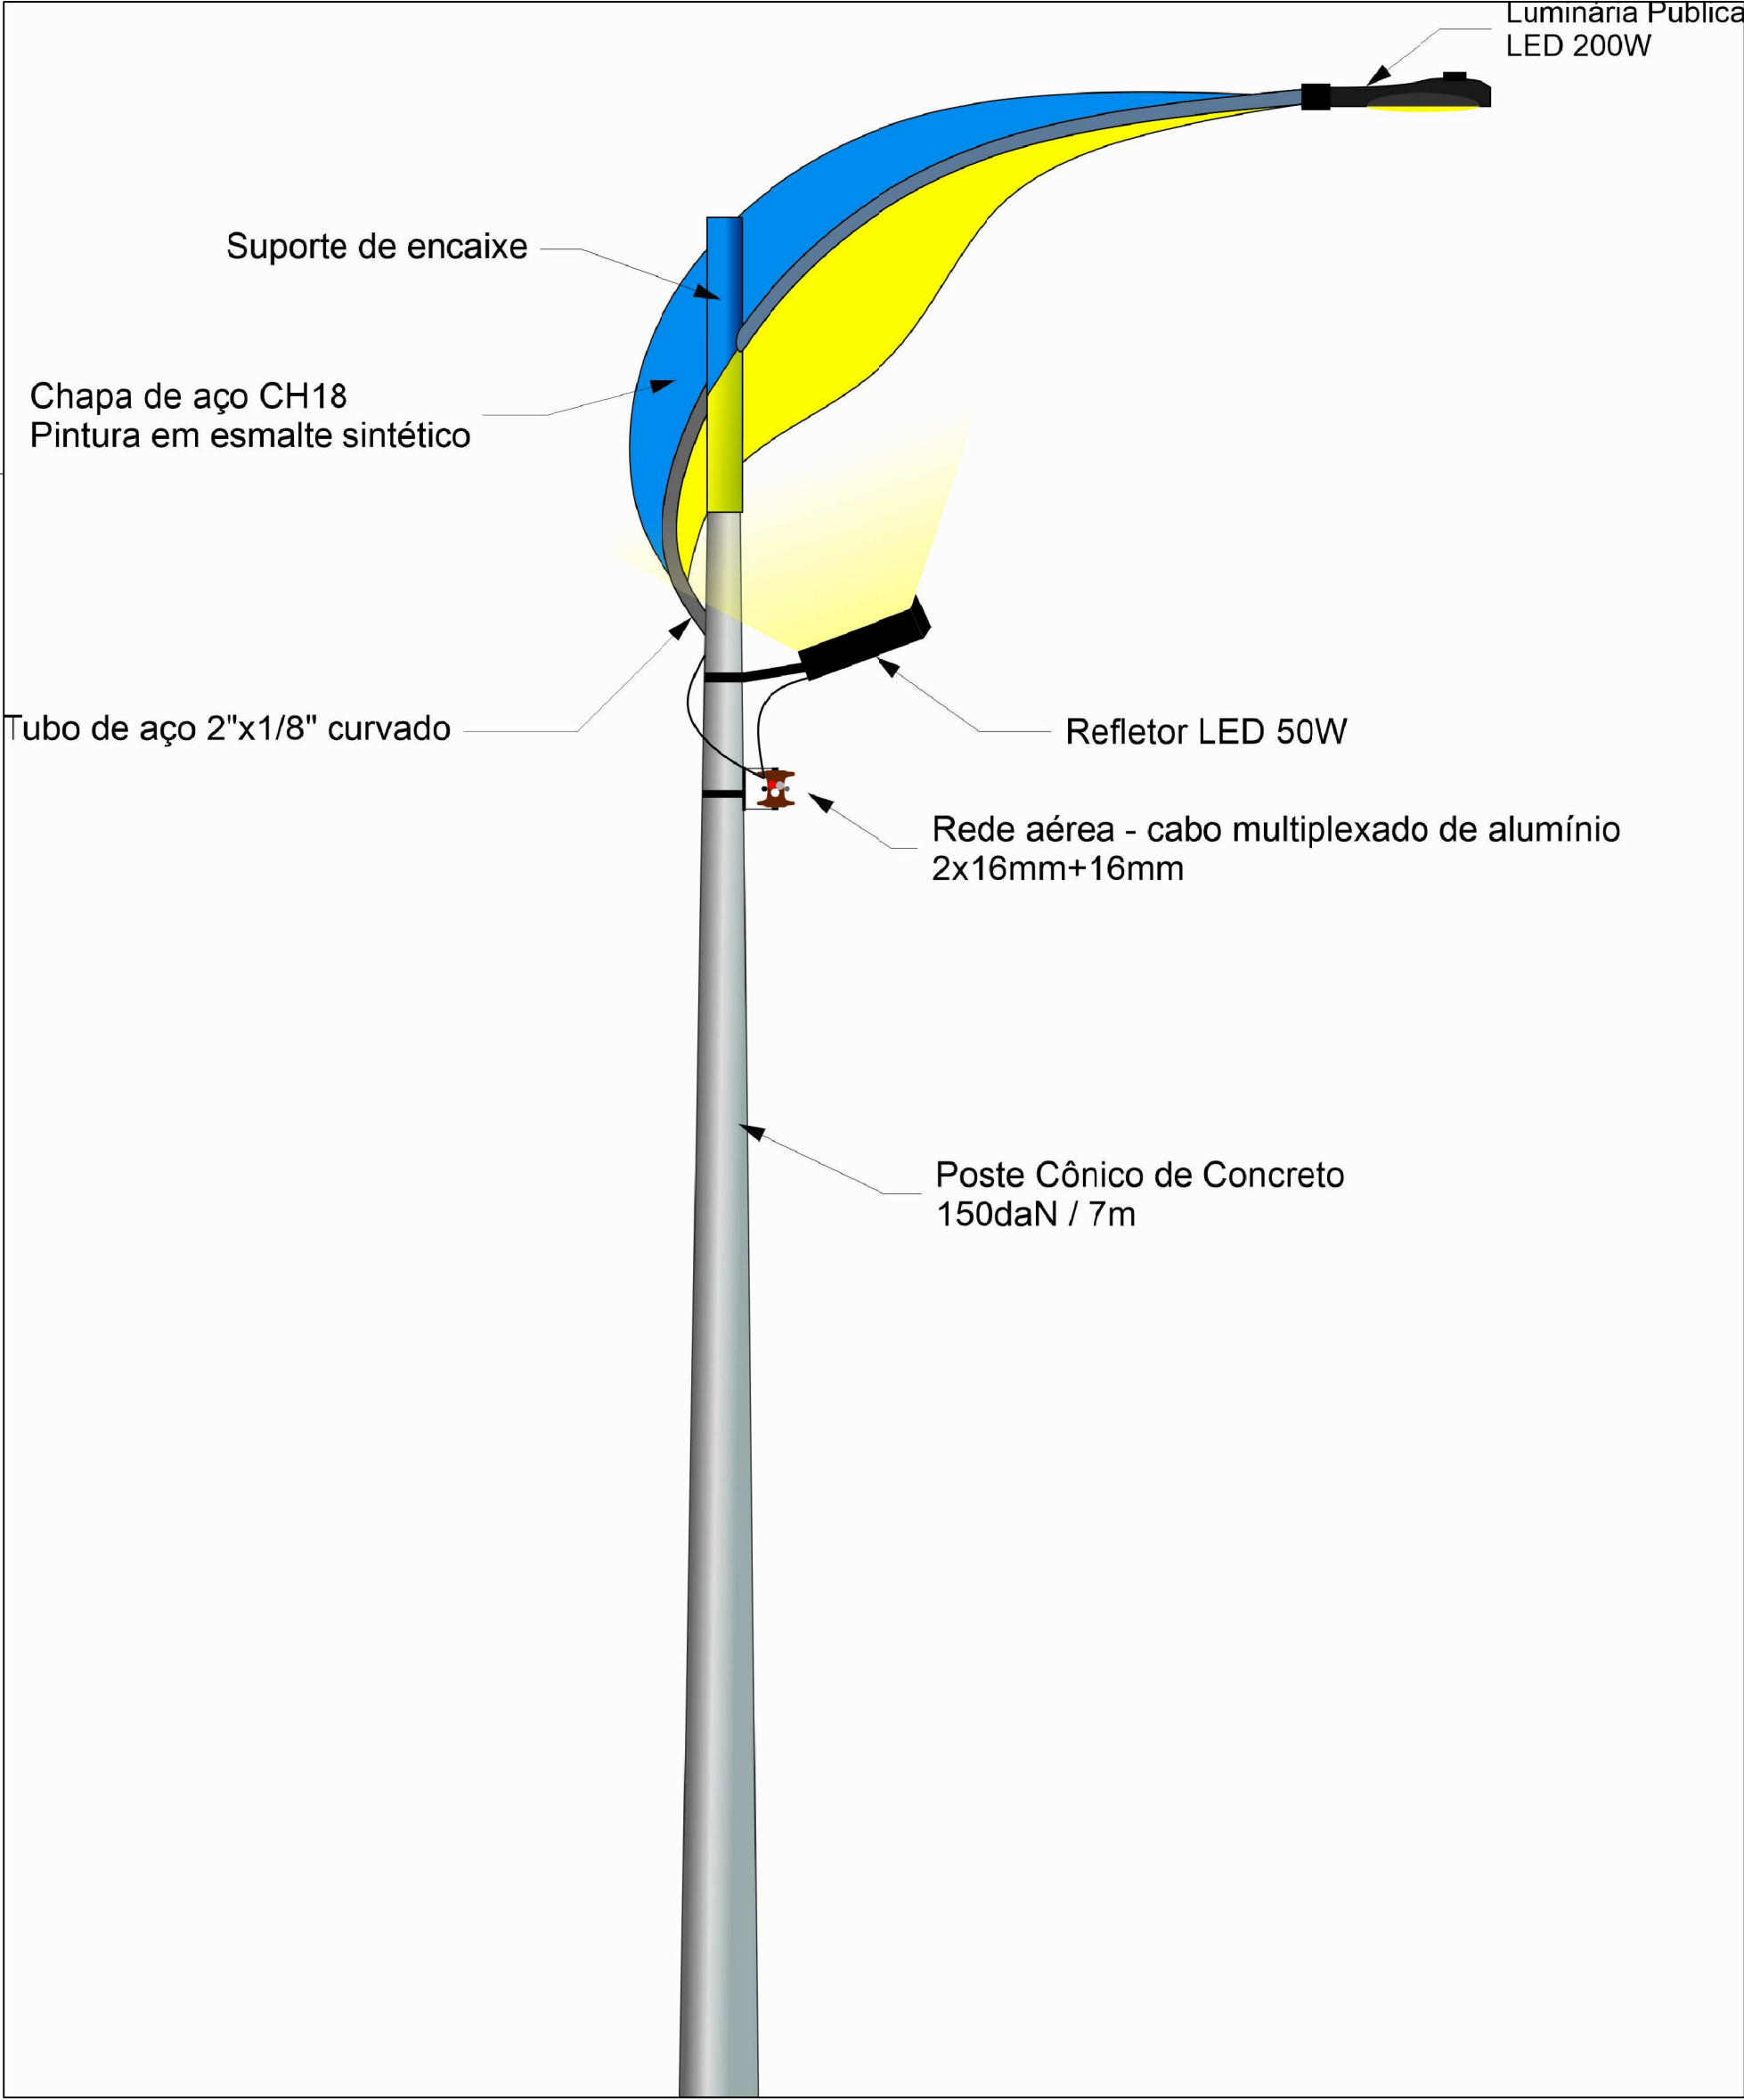

PREFEITURA MUNICIPAL DE
PENALVA - MA

PLANTA DE DISTRIBUIÇÃO DE PONTOS DE ILUMINAÇÃO PÚBLICA

PRANCHA - 03 / 07

DATA - OUTUBRO DE 2022

ESCALA - 1/500

ENG RESPONSÁVEL -

PLANTA BAIXA - SEÇÃO 3

CLIENTE

ARQUITETO -

CONSTRUTOR

1

2

3


4

1

2

3

4

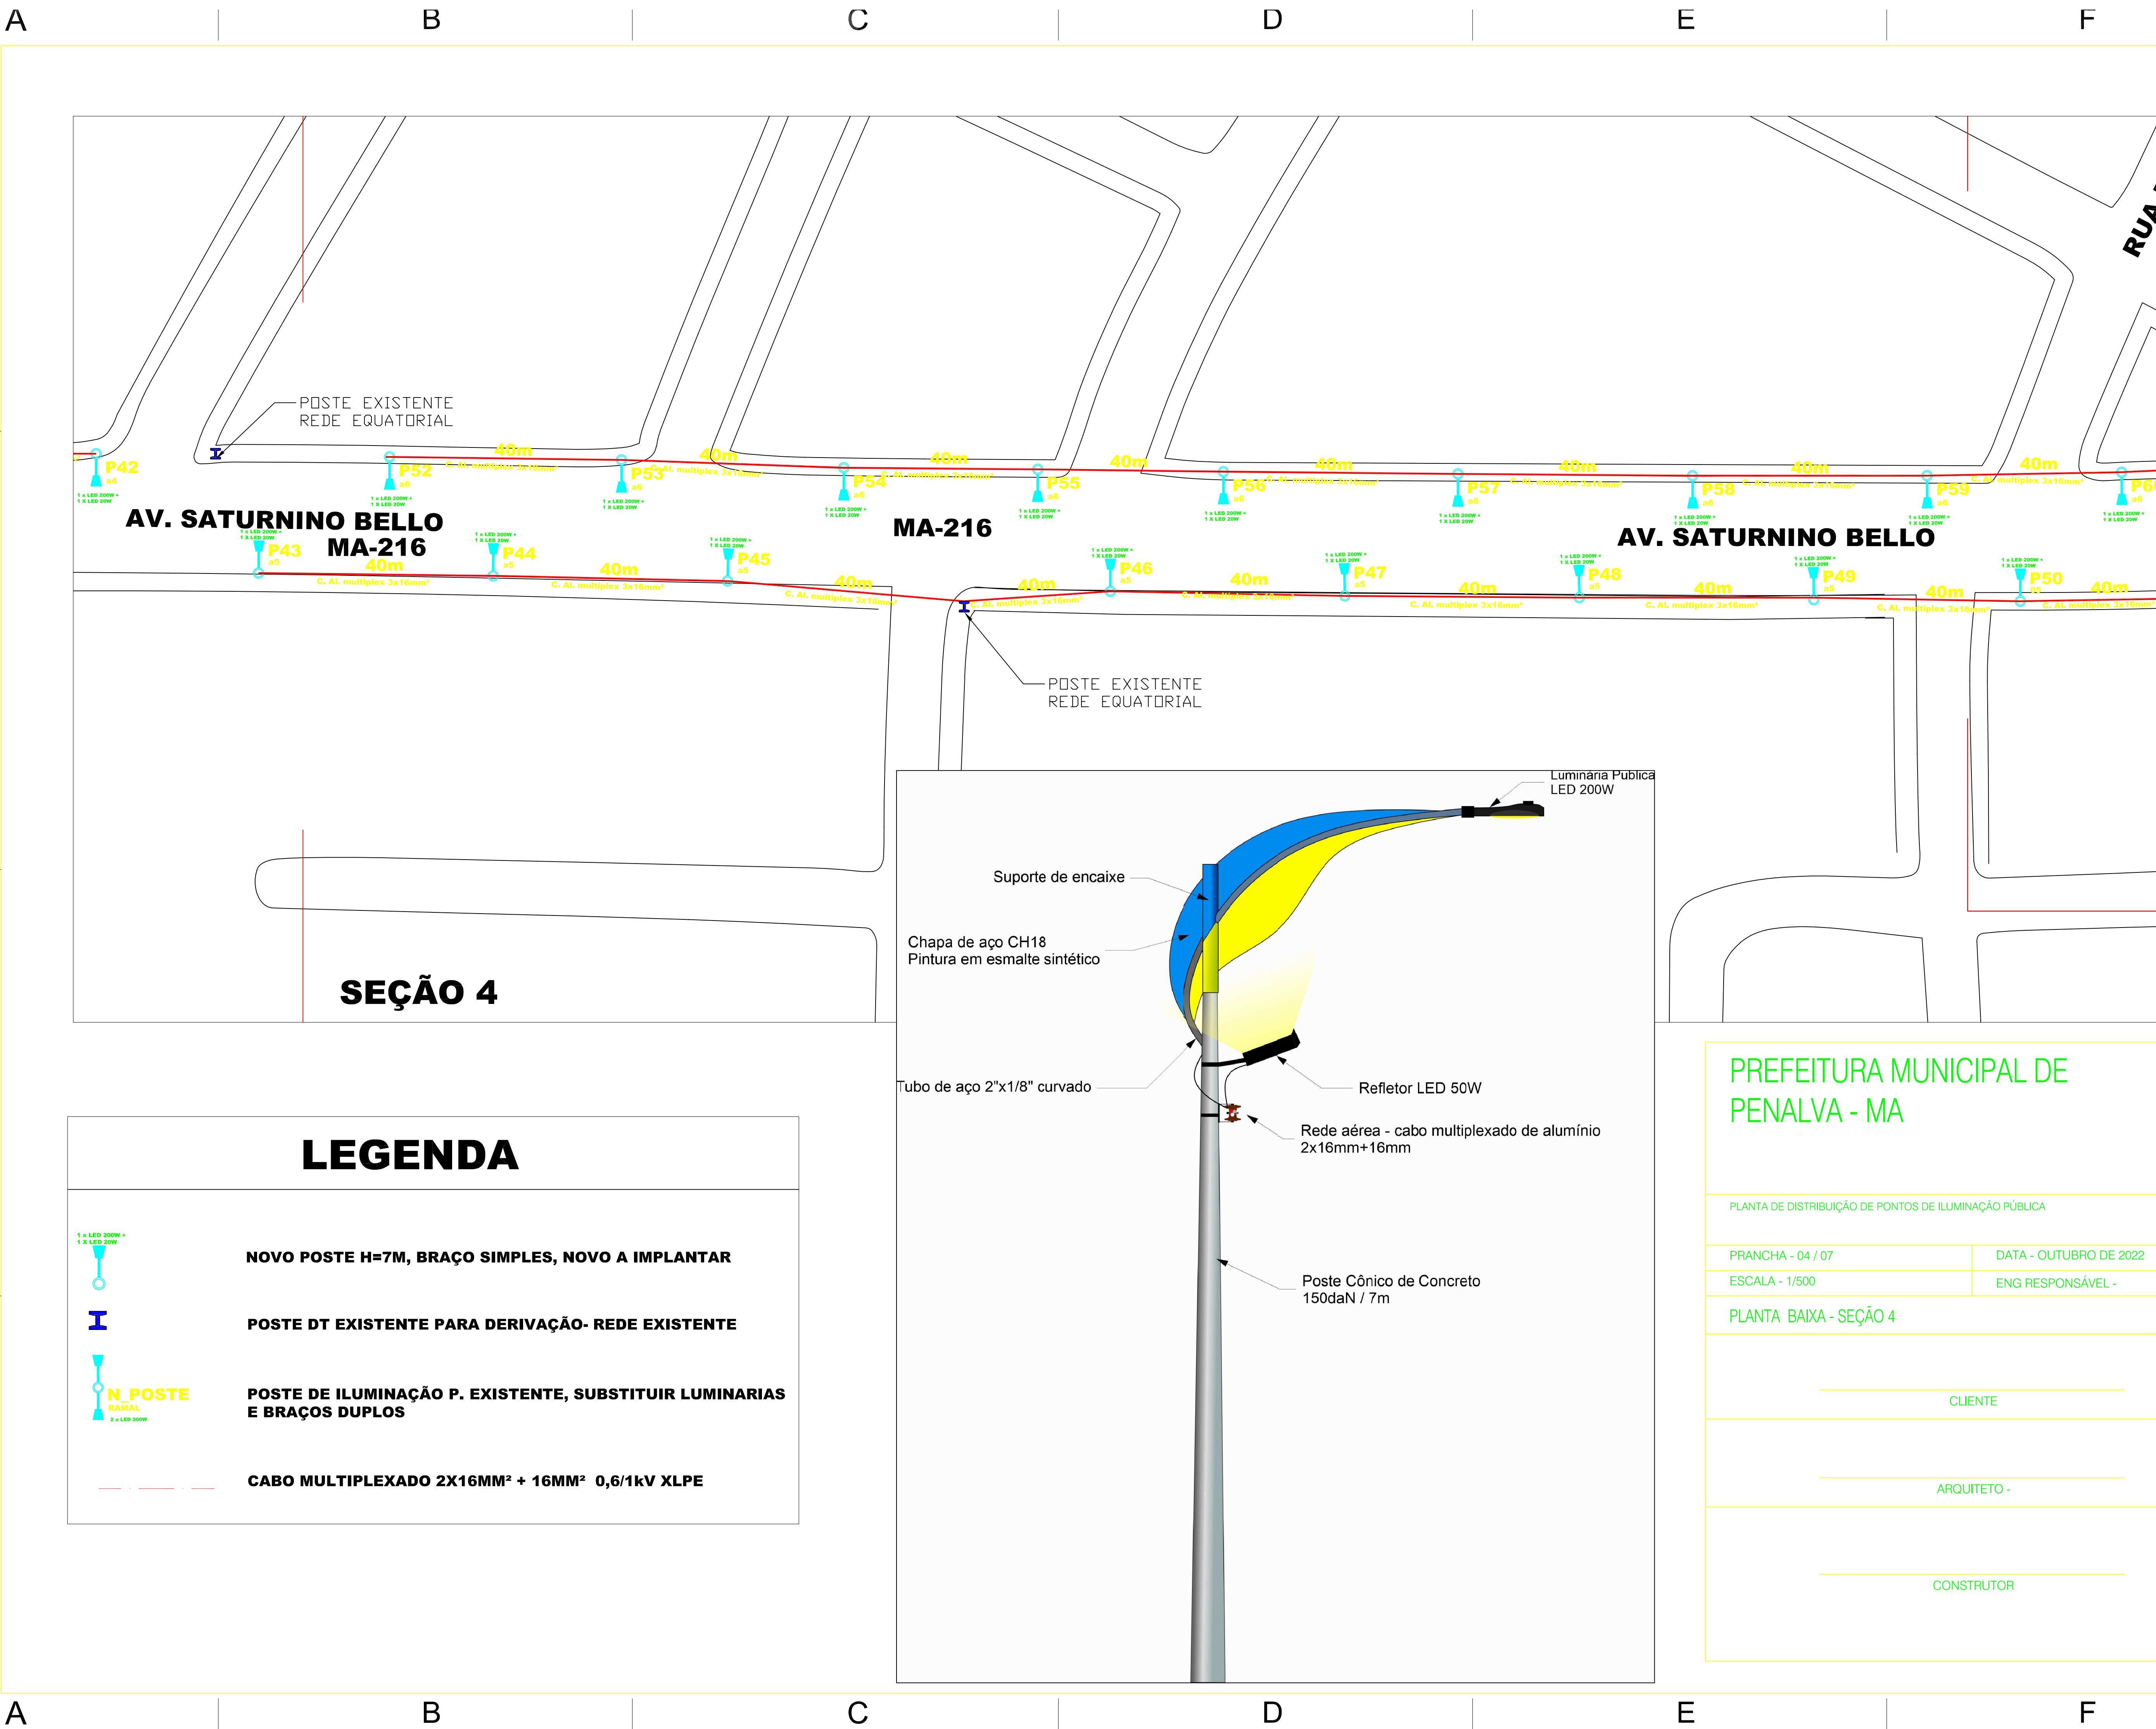

PREFEITURA MUNICIPAL DE
PENALVA - MA

PLANTA DE DISTRIBUIÇÃO DE PONTOS DE ILUMINAÇÃO PÚBLICA

PRANCHA - 04 / 07

DATA - OUTUBRO DE 2022

ESCALA - 1/500

ENG RESPONSÁVEL -

PLANTA BAIXA - SEÇÃO 4

CLIENTE

ARQUITETO -

CONSTRUTOR

1

2

3

4

A1

A

B

C

D

E

F

A


B

C

D

E

F

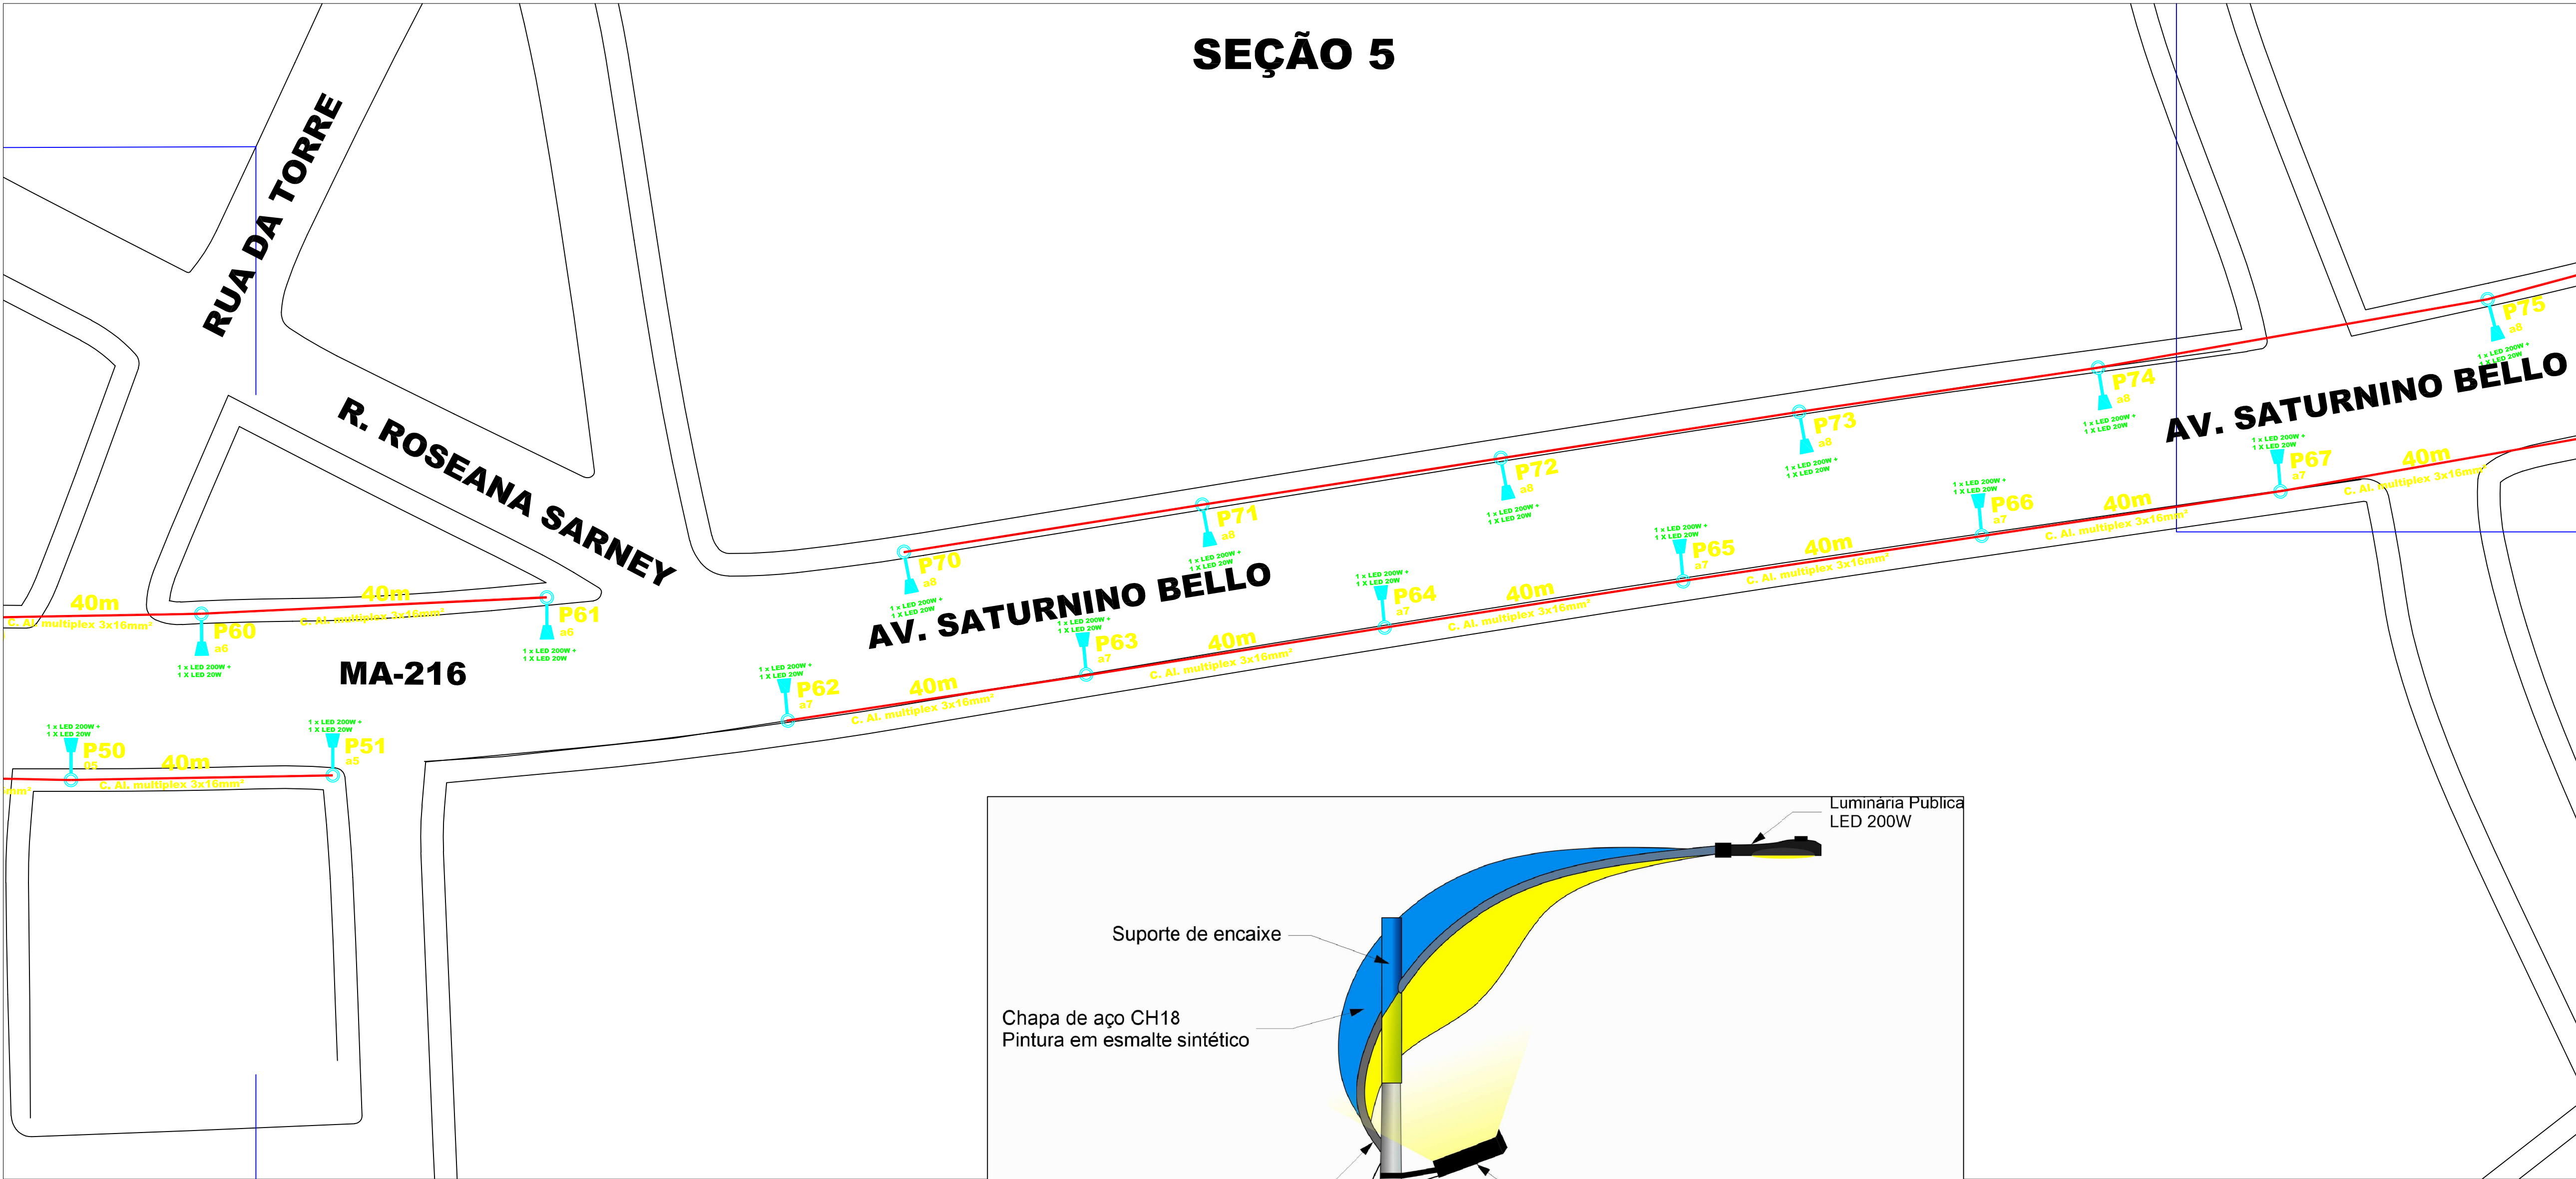

LEGENDA

	NOVO POSTE H=7M, BRAÇO SIMPLES, NOVO A IMPLANTAR
	POSTE DT EXISTENTE PARA DERIVAÇÃO- REDE EXISTENTE
	POSTE DE ILUMINAÇÃO P. EXISTENTE, SUBSTITUIR LUMINARIAS E BRAÇOS DUPLOS
	CABO MULTIPLEXADO 2X16MM² + 16MM² 0,6/1kV XLPE

**PREFEITURA MUNICIPAL DE
PENALVA - MA**

PLANTA DE DISTRIBUIÇÃO DE PONTOS DE ILUMINAÇÃO PÚBLICA

PRANCHA - 05 / 07

DATA - OUTUBRO DE 2022

ESCALA - 1/500

ENG RESPONSÁVEL -

PLANTA BAIXA - SEÇÃO 5

CLIENTE

ARQUITETO -

CONSTRUTOR


1

2

3

4

A1

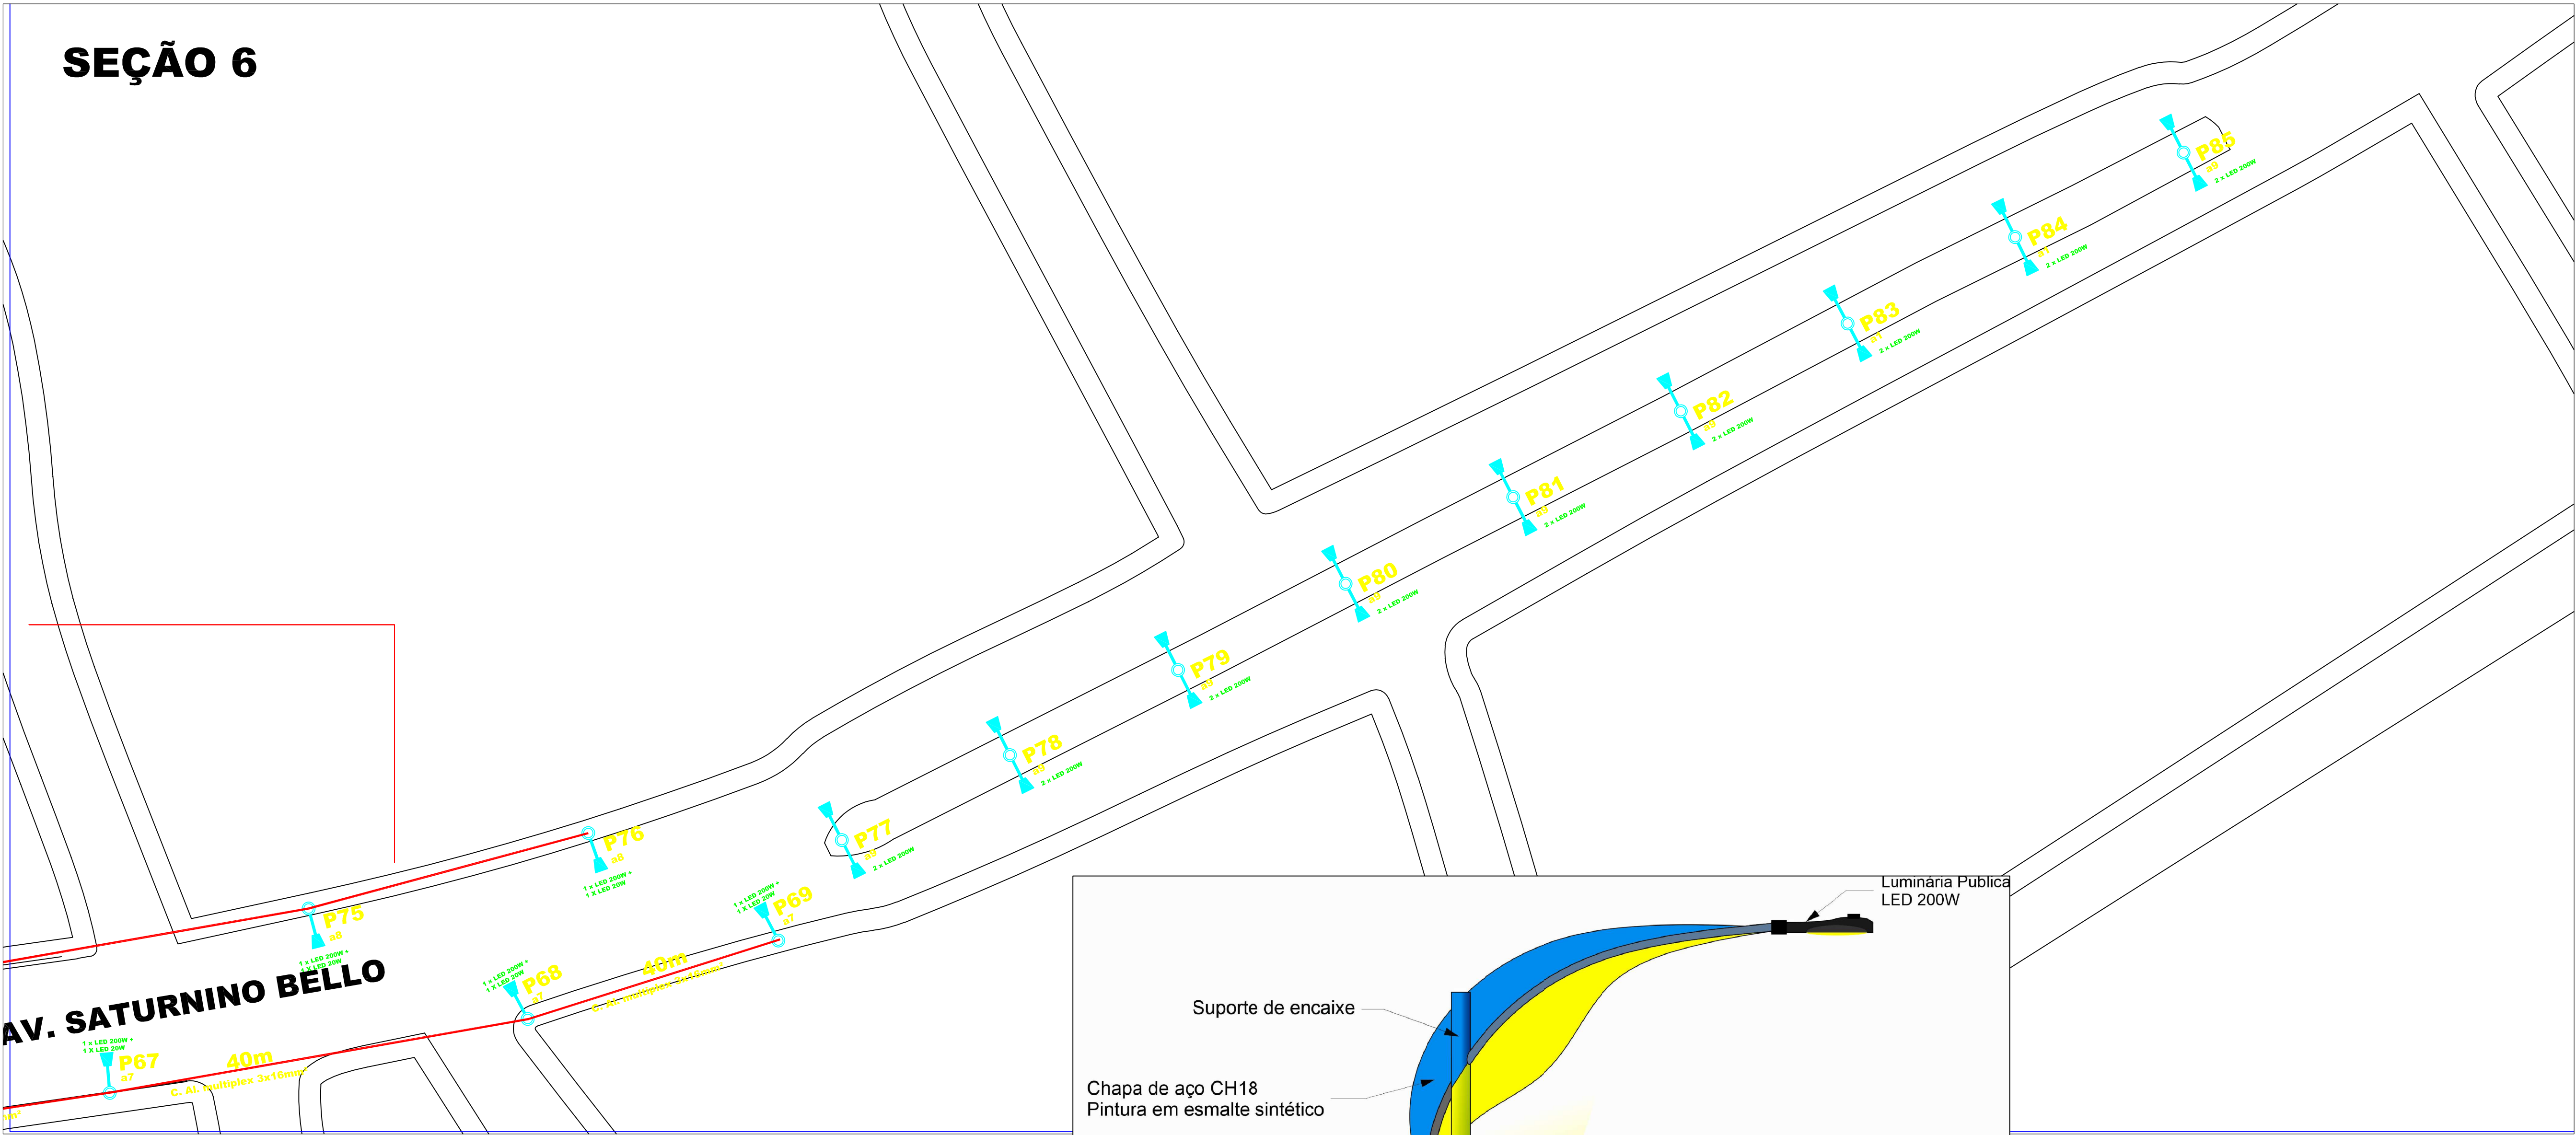

LEGENDA

	NOVO POSTE H=7M, BRAÇO SIMPLES, NOVO A IMPLANTAR
	POSTE DT EXISTENTE PARA DERIVAÇÃO- REDE EXISTENTE
	POSTE DE ILUMINAÇÃO P. EXISTENTE, SUBSTITUIR LUMINARIAS E BRAÇOS DUPLOS
	CABO MULTIPLEXADO 2X16MM² + 16MM² 0,6/1kV XLPE

PREFEITURA MUNICIPAL DE PENALVA - MA	
PLANTA DE DISTRIBUIÇÃO DE PONTOS DE ILUMINAÇÃO PÚBLICA	
PRANCHA - 06 / 07	DATA - OUTUBRO DE 2022
ESCALA - 1/500	ENG RESPONSÁVEL -
PLANTA BAIXA - SEÇÃO 6	
CLIENTE	
ARQUITETO -	
CONSTRUTOR	